

Ընդհանուր ցուցումներ

ՀՀ Արարատի մարզի Վեդի համայնքի Նոր Ուղի բնակավայրի մանկապարտեզի կառուցման (տեղակայում) ներքին և ներտարածքային ջրամատակարարման և կոյուղու աշխատանքային նախագիծը իրականացվել է համաձայն նախագծման առաջադրանքի, ճարտարապետա-շինարարական գծագրերի, գլխավոր հատակագծի, տեխնիկական պայմանների և ՀՀ տարածքում գործող շին.նորմերի և կանոնների: Նախագծով նախագծված են ներքին և ներտարածքային Ջ և Կ հետևյալ համակարգերը`

Ներքին ցանցեր

1. Խմելու-տնտեսական ջրամատակարարում (B1)
2. Տաք ջրամատակարարում (T3, T4)
- 3.Կենցաղային կոյուղի (K1)

Ներտարածքային ցանցեր

- I Խմելու-տնտեսական ջրամատակարարում (B1)
 - II. Կենցաղային կոյուղի (K1)
- Ներքին ցանցեր

1. Խմելու-տնտեսական ջրամատակարարում (B1)

Համակարգը նախատեսված է մանկապարտեզի խմելու-տնտեսական կարիքների համար: Ջրամատակարարումը իրականացվում է նախագծվող ներտարածքային պոլիէթիլենե ջրագծի ցանցից d=20մմ պոլիէթիլենե PE -100 բարձր խտության խմելու ջրի ճնշումային խողովակներով (մուտքագիծ): Ընդունված է մեկ մուտքագծով փակուղային համակարգ: Ներքին ցանցը մոնտաժվում է d=40-20մմ պոլիպրոպիլենային խողովակներով և ձևավոր մասերով: Բոլոր անհրաժեշտ տեղերում նախատեսվում է փակող արմատուրա: Ներքին ցանցի խողովակները ցանկալի է մոնտաժել հատակի շերտի և սան. հանգույցների հախճասալերի տակ: Փախստարանի հակահրդեհային անվտանգությունն ապահովելու համար նախատեսվում են կրակմարիչներ: Փախստարանի համար նախատեսվում է կառուցել ջրի բաք 5,3մ³ տարողության: Ջրի ճնշումը ապահովելու համար նախատեսված է պոմպային տեղակայանք, իսկ ջրի մաքրման համար` ֆիլտրեր:

2. Տաք ջրամատակարարում (T3 , T4)

Համակարգը նախատեսված է մանկապարտեզի լվացարանների, խոհանոցակոնքերի և ցնցուղարանների տաք ջրամատակարարման համար, որը իրականացվում է մանկապարտեզում նախագծվող արևային տաք ջրամատակարարման համակարգի միջոցով : Մանկապարտեզի տաք ջրամատակարարումն իրականացվում է երկրորդ հարկի խմբի խոհանոցում նախատեսվող ջերմային հանգույցից : Ինչպես նաև նախատեսվում են միացման կետեր` հետագայում սպացք լվանալու մեքենաներ տեղադրելու համար: Նախագծում նախատեսված են ցիրկուլյացիոն ջրագծեր : Ընդունված են d=32-20մմ պոլիպրոպիլենային խողովակներ և ձևավոր մասեր:Անհրաժեշտ տեղերում նախատեսված է փակող արմատուրա: Ներքին ցանցի խողովակները ջերմամեկուսացված են ռետինե 25-20մմ խողովակներով, ցանկալի է բոլոր խողովակները մոնտաժել հատակի շերտի և սան. հանգույցների հախճասալերի տակ:


3. Կենցաղային կոյուղի (K1)

 
 
Համակարգը նախատեսված է մանկապարտեզի սան. տեխնիկական սարքերից, խոհանոցակոնքերից և հոսակներից կենցաղային կեղտաջրերի հեռացման համար: Կեղտաջրերի հեռացումը կատարվում է ինքնահոս , կոյուղու 2 թողարկներով (K1-1, K1-2) : Կեղտաջրերը հեռացվում են ներտարածքային կոյուղու ցանցի դիտահոր: Ներքին ցանցում ընդունված են կոյուղու պլաստմասե Φ100 - 50մմ խողովակներ և պլաստմասե ձևավոր մասեր:

ՀԻՄՆԱԿԱՆ ՋԿ ԼՐԱԿԱԶՄԻ ԱՃԽԱՏԱՆՔԱՅԻՆ ԳԾԱԳՐԵՐԻ ԱՄՓՈՓԱԳԻՐ /
СПЕЦИФИКАЦИЯ ОСНОВНОГО КОМПЛЕКТА РАБОЧИХ ЧЕРТЕЖЕЙ ПО ВК

ԹԵՐԹ / ЛИСТ	ԱՆՎԱՆՈՒՄ / НАИМЕНОВАНИЕ	ԾԱՆՈԹՈՒԹՅՈՒՆ / ПРИМЕЧАНИЕ
1	Ընդհանուր տվյալներ Общие данные	
2	ԸՆԴՀԱՆՈՒՐ ՏՎՅԱԼՆԵՐ (ՋՐԻ ԾԱԽՍԻ ՀԱՇՎԱՐԿ)	
3	Ջրամատակարարման աշխատանքների ծավալներ Объёмы работ по водоснабжению	
4	Կոյուղու աշխատանքների ծավալներ Объёмы работ по канализации	
5	Ներքին ջրհոսի աշխատանքների ծավալներ / Объёмы работ внутреннего водостока	
6	Նկուղային հարկի հատակագիծ ջրամատակարարման համակարգով План подвального этажа с сетями В,М1:100	
7	Նկուղային հարկի հատակագիծ կոյուղու համակարգով План подвального этажа с сетями К, М1:100	
8	Առաջին հարկի հատակագիծ ՋԿ ցանցերով, План первого этажа с сетями ВК, М1:100	
9	Երկրորդ հարկի հատակագիծ ՋԿ ցանցերով, План второго этажа с сетями ВК, М1:100	
10	Պոմպակայանի հատակագիծ,Մ1:50,План насосной станции, М1:50, Ջրի բաքի հատակագիծ և կտրվածք, Մ1:50/План и разрез бассейна, М1:50	
11	Ջրամատակարարման սխեմա Схема водоснабжения	
12	Կոյուղու սխեմա Схема канализации Фախստարան / Убежище	
13	Կոյուղու սխեմա Схема канализации	

ՊԱՅՄԱՆԱԿԱՆ ՆՇԱՆՆԵՐ / УСЛОВНЫЕ ОБОЗНАЧЕНИЯ

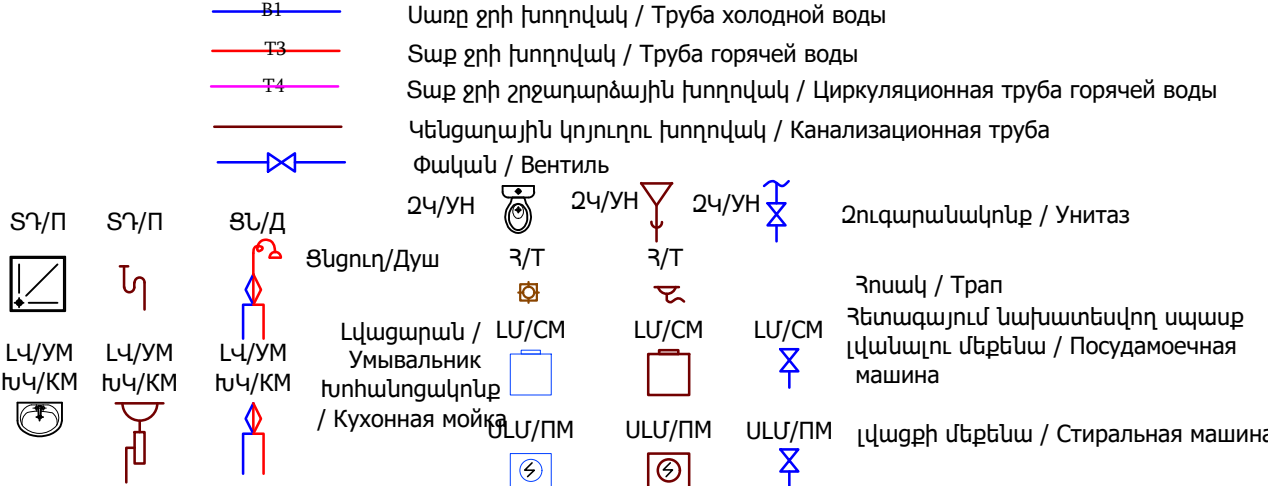

ԾՐԱԳՐԻ ԱՈԱԶԱՂՐԱՆՔ ЗАДАНИЕ ПРОЕКТА				N 35	ԱՐԱՐԱՏԻ ՄԱՐԶԻ ՎԵԴԻ ՀԱՄԱՅՆՔԻ ՆՈՐ ՈՒԴԻ ԲՆԱԿԱԿԱՅՐԻ ՄԱՆԿԱՊԱՐՏԵԶԻ ԿԱՌՈՒՑՄԱՆ ՆԱԽԱԳԻԾ/Проект строительства детского сада поселка Нор-Уги, общины Веди, Араратского марза					
					ՋՐԱՄԱՏԱԿԱՐԱՐՈՒՄ ԵՎ ԿՈՅՈՒՂԻ / ВОДОСНАБЖЕНИЕ И КАНАЛИЗАЦИЯ			ՓՈՒՆ СТАДИЯ ԱՆ	ԹԵՐԹ ЛИСТ ВК/ՋԿ-1	ԹԵՐԹԵՐ ЛИСТОВ 13
ՆԱԽԱԳԾ. ПРОЕКТИР.	Գ. ԵՂՈՅԱՆ Г. ЕГОЯН				ԸՆԴՀԱՆՈՒՐ ՏՎՅԱԼՆԵՐ Общие данные					
ՆԱԽԱԳԾ. ПРОЕКТИР.	Թ. ՀՄՅԱԿՅԱՆ Т. АМАРКԻԱՆ									
ՊԵՇՏՈՒ ДОЛЖНОСТЬ	ԱՍՈՒԿ, ԱԶԳԱՆՈՒՆ ИМЯ, ФАМИЛИЯ	ՍԳՆԱԿ ПОДПИСЬ								

ՋՐԻ ԾԱԽՍԻ ՀԱՇՎԱՐԿ

Առավելագույն վարկյանային ծախսը՝ $q=5 \times q_0 \times a$
 q_0 -սան.սարքավորման վարկյանային ծախսը
 Սան.սարքավորումներից միաժամանակ օգտվելու հավանականությունը՝

$$P = \frac{q_{hr.u} \times U}{q_0 \times N \times 3600} = \frac{18 \times 75}{0.2 \times 35 \times 3600} = 0,054$$

 Ս-ն մարդկանց թիվն է՝ 75
 N-ն սան.սարքավորումների թիվը՝ 35
 $P \times N = 0,054 \times 35 = 1,89$ ըստ որի СНИП 2.04.01-85 աղյուսակ 2-ի
 $a = 1,381$
 $q=5 \times q_0 \times a = 5 \times 0,2 \times 1,381 = 1,4$ լ/վրկ
 Ամբողջ համակարգի սան.սարքավորումներից միաժամանակ օգտվելու
 հավանականությունն է

$$P_{hr} = \frac{3600 \times P \times q_0}{q_{0,hr}} = \frac{3600 \times 0,054 \times 0,2}{100} = 0,389$$

 $P \times N = 1,89 \times 1,381 = 2,6$ ըստ որի СНИП 2.04.01-85 աղյուսակ 1-ի $a = 4,5$
 Առավելագույն ժամային ծախսը՝
 $q_{hr} = 0,005 \times q_{0,hr} \times a = 0,005 \times 100 \times 4,5 = 2,25$ մ³ / ժամ
 $Q = 105 \times 75 : 1000 = 7,88$ մ³ / օր

ՋՐԱՄԱՏԱԿԱՐԱՐՄԱՆ ԵՎ ԿՈՅՈՒՐՈՒ ՀԱՇՎԱՐԿԱՅԻՆ ԵԼՔԵՐ / РАСЧЕТНЫЕ РАСХОДЫ ВОДОСНАБЖЕНИЯ И ЕКАНАЛИЗАЦИИ				
Համակարգի անվանումը / Наименование системы	պլանիանջվող ճնշում Մ.	ՀԱՇՎԱՐԿԱՅԻՆ ԵԼՔԵՐ / РАСЧЕТНЫЕ РАСХОДЫ		
		մ³/ՕՐ / М³/СУТ.	մ³/ԺԱՄ / М³/ЧАС	Լ/ՎՐԿ/Л/СЕК
ՍԱՌԸ ՋՐԱՄԱՏԱԿԱՐԱՐՈՒՄ / ХОЛОДНОЕ ВОДОСНАБЖЕНИЕ	25.0	7,88	2,25	1.4
ՏԱՔ ՋՐԱՄԱՏԱԿԱՐԱՐՈՒՄ / ГОРЯЧЕЕ ВОДОСНАБЖЕНИЕ	25.0	2,63	1,08	0.75
ՀԱԿԱՅՐԴԵՀԱՅԻՆ ՋՐԱՄԱՏԱԿԱՐԱՐՈՒՄ / ПРОТИВОПОЖАРНОЕ ВОДОСНАБЖЕНИЕ				2.5
ԿՈՅՈՒՐԻ / КАНАЛИЗАЦИЯ		7,88	2,25	3,0

ՋՐԻ ԾԱԽՍԻ ՀԱՇՎԱՐԿ

ՏԱՔ

Առավելագույն վարկյանային ծախսը՝ $q=5 \times q_0 \times a$
 q_0 -սան.սարքավորման վարկյանային ծախսը
 Սան.սարքավորումներից միաժամանակ օգտվելու հավանականությունը՝

$$P = \frac{q_{hr.u} \times U}{q_0 \times N \times 3600} = \frac{8 \times 75}{0.14 \times 35 \times 3600} = 0,034$$

 Ս-ն մարդկանց թիվն է՝ 75
 N-ն սան.սարքավորումների թիվը՝ 35
 $P \times N = 0,034 \times 35 = 1,19$ ըստ որի СНИП 2.04.01-85 աղյուսակ 2-ի
 $a = 1,07$
 $q=5 \times q_0 \times a = 5 \times 0,14 \times 1,07 = 0,75$ լ/վրկ
 Ամբողջ համակարգի սան.սարքավորումներից միաժամանակ օգտվելու
 հավանականությունն է

$$P_{hr} = \frac{3600 \times P \times q_0}{q_{0,hr}} = \frac{3600 \times 0,034 \times 0,14}{60} = 0,286$$

 $P \times N = 1,19 \times 1,07 = 1,27$ ըստ որի СНИП 2.04.01-85 աղյուսակ 1-ի $a = 3,6$
 Առավելագույն ժամային ծախսը՝
 $q_{hr} = 0,005 \times q_{0,hr} \times a = 0,005 \times 60 \times 3,6 = 1,08$ մ³ / ժամ
 $Q = 35 \times 75 : 1000 = 2,63$ մ³ / օր
 $Q_{տաք} = 1,16 \times 50 \times 1,08 \times 860 = 62,64$ կվտ = 54000 կկալ/ժ

ԾՐԱԳՐԻ ԱՌԱՋԱՐԱՐՆՔ ЗАДАНИЕ ПРОЕКТА				N 35	ԱՐԱՐԱՏԻ ՄԱՐԶԻ ՎԵԴԻ ՀԱՄԱՅՆՔԻ ՆՈՐ ՈՂԻ ԲՆԱԿԱՎԱՅՐԻ ՄԱՆԿԱՊԱՐՏԵԶԻ ԿԱՌՈՒՑՄԱՆ ՆԱԽԱԳԻԾ/Проект строительства детского сада поселка Нор-Уги, общины Веди, Араратского марза					
					ՋՐԱՄԱՏԱԿԱՐԱՐՈՒՄ ԵՎ ԿՈՅՈՒՐԻ / ВОДОСНАБЖЕНИЕ И КАНАЛИЗАЦИЯ			ՓՈՒԼ СТАДИЯ ԱՆ	ԹԵՐԹ ЛИСТ ВК/ՋԿ-2	ԹԵՐԹԵՐ ЛИСТОВ 13
ՆԱԽԱԳԾ. ПРОЕКТИР.	Գ. ԵՂՈՅԱՆ Г. ЕГОЯН				ԸՆԴՀԱՆՈՒՐ ՏՎՅԱԼՆԵՐ (ՋՐԻ ԾԱԽՍԻ ՀԱՇՎԱՐԿ) (Общие данные РАСЩЕТ ВОДОПРОВОДА)					
ՆԱԽԱԳԾ. ПРОЕКТИР.	Թ. ՀՄՅԱԿՅԱՆ Т. АМАЯКЯН									
ՊԱՇՏՆԸ ДОЛЖНОСТЬ	ԱՆՈՒՐ, ԱԶԳԱՆՈՐ ИМЯ, ФАМИЛИЯ	ՍԳՆԱԾ ПОДПИСЬ								




Մանկապարտեզի ներքին ջրամատակարարման աշխատանքների ծավալներ / Объёмы работ внутреннего водоснабжения детского сада					
№	Անվանումը / Наименование	Չափման միավոր / Ед. измер.	Քանակը / Кол-во		Ծանոթություն / Примечание
			Սառը/Хол.	Ջրային/Гор.	
1	2	3	4	5	6
1	Անցքում պողպատե պատյանի Ø159x4.0, L=0,7մ տեղադրում Установка стального футляра в отверстие Ø159x4., L=0,7մ	հատ шт	1	-	
2	Ø200 պատյանի յուղաներկում հակաքայքայիչ ներկով 2 շերտով Окраска футляра антикоррозийной краской 2 слоя	մ ² м ²	0,44	-	1 տեղը 0,44 1 место 0,44
3	Խցափակում պատյանի և խողովակի միջև առաձգական նյութով заделка отверстия футляра и труб гибким материалом	մ ³ м ³	0.017	-	1 տեղը 0,017 1 место 0,017
4	Անցքի խցափակում B12,5 դասի բետոնով заделка отверстия бетоном B12.5	մ ³ м ³	0.07	-	1 տեղը 0,04 1 место 0,04
5	Պոլիպրոպիլենե խողովակներ / Полипропиленовые трубы, d=40մմ/мм	զծմ/мм	25	-	50x4,4մմ/мм
6	Պոլիպրոպիլենե խողովակներ / Полипропиленовые трубы, d=32մմ/мм	զծմ/мм	32	-	40x3.7մմ/мм
7	Պոլիպրոպիլենե խողովակներ / Полипропиленовые трубы, d=25մմ/мм	զծմ/мм	9	9	32x3.0մմ/мм
8	Պոլիպրոպիլենե խողովակներ / Полипропиленовые трубы, d=20մմ/мм	զծմ/мм	40.0	30,0	25x2.3մմ/мм
9	Պոլիպրոպիլենե խողովակներ / Полипропиленовые трубы, d=15մմ/мм	զծմ/мм	63,0	103.0	20x1.9մմ/мм
10	Գնդային փական / Вентиль, d=32մմ/мм	հատ/шт	3	-	
11	Գնդային փական / Вентиль, d=25մմ/мм	հատ/шт	1	1	
12	Գնդային փական / Вентиль, d=20մմ/мм	հատ/шт	7	3	
13	Գնդային փական / Вентиль, d=15մմ/мм	հատ/шт	17	1	
14	Հակադարձ փական / , d=32մմ/мм	հատ/шт	1	-	
15	Անկյունային փական / Вентиль, d=15մմ/мм	հատ/шт	21	21	
16	Լվացարանի ծորակ խառնարան / Смеситель для умывальника	հատ/шт	15		
17	Խոհանոցակոնքի ծորակ խառնարան / Смеситель для мойки	հատ/шт	5	-	
18	Ոչ ստացիոնար տեղակայված ցնցուղ խառնարան / Нестационарный душ	հատ/шт	5	-	
19	Եկուն խողովակ զուգարանակոնքի լվացման տակառիկի համար, d=15մմ, l=0.5մ / Гибкий шланг для смывного бочка унитаза, d=15мм, l=0.5м	հատ/шт	12	-	
20	Եկուն խողովակ լվացարանակոնքի համար, d=15մմ, l=0.5մ / Гибкий шланг для умывальника, d=15мм, l=0.5м	հատ/шт	20	20	
21	Պոլիպրոպիլենե խողովակների անկյունակներ / Угольники полипропиленовых труб, d=40մմ/мм	հատ/шт	3	-	
22	Պոլիպրոպիլենե խողովակների անկյունակներ / Угольники полипропиленовых труб, d=32մմ/мм	հատ/шт	4	-	
23	Պոլիպրոպիլենե խողովակների անկյունակներ / Угольники полипропиленовых труб, d=25մմ/мм	հատ/шт	3	2	
24	Պոլիպրոպիլենե խողովակների անկյունակներ / Угольники полипропиленовых труб, d=20մմ/мм	հատ/шт	14	14	
25	Պոլիպրոպիլենե խողովակների անկյունակներ / Угольники полипропиленовых труб, d=15մմ/мм	հատ/шт	29	38	
26	Պոլիպրոպիլենե խողովակների եռաբաշխիկներ / Тройники полипропиленовых труб, d=25x25x20մմ/мм	հատ/шт	1	-	
27	Պոլիպրոպիլենե խողովակների եռաբաշխիկներ / Тройники полипропиленовых труб, d=25x15x25մմ/мм	հատ/шт	2	-	
28	Պոլիպրոպիլենե խողովակների եռաբաշխիկներ / Тройники полипропиленовых труб, d=20x20x20մմ/мм	հատ/шт	2	2	
29	Պոլիպրոպիլենե խողովակների եռաբաշխիկներ / Тройники полипропиленовых труб, d=20x15x20մմ/мм	հատ/шт	2	-	
30	Պոլիպրոպիլենե խողովակների եռաբաշխիկներ / Тройники полипропиленовых труб, d=15x15x15մմ/мм	հատ/шт	6	6	
31	Պոլիպրոպիլենե խողովակների անցումներ / Переходы полипропиленовых труб, d=25x20մմ/мм	հատ/шт	2	-	
32	Պոլիպրոպիլենե խողովակների անցումներ / Переходы полипропиленовых труб, d=25x15մմ/мм	հատ/шт	1	-	
33	Պոլիպրոպիլենե խողովակների անցումներ / Переходы полипропиленовых труб, d=20x15մմ/мм	հատ/шт	8	8	
34	Խողովակների ջերմամեկուսացում ռետինե խողովակածև ջերմամեկուսիչով / Теплоизоляция труб резиновой трубчатой изоляцией	մ / м	110.0	110.0	
35	Համակարգի փորձարկում, լվացում և ախտահանում / Усытание, промывка и дезинфекция системы	զծմ/мм	169.0	142.0	

Ներքին ջրամատակարարման աշխատանքների ծավալներ / Объёмы работ внутреннего водоснабжения Փախատարանս Կբեжшца				
№	Անվանումը / Наименование	Չափման միավոր / Ед. измер.	Քանակը / Кол-во	Ծանոթություն / Примечание
1	2	3	4	5
1	Պողպատե ջրագազատար ցինկապատ խողովակներ / Стальные водогазопроводные оцинкованные трубы, d=50մմ/мм	զծմ/մմ	4.0	
2	Պոլիպրոպիլենե խողովակներ / Полипропиленовые трубы, d=20մմ/мм	զծմ/մմ	10.0	25x2.3մմ/մմ
3	Պոլիպրոպիլենե խողովակներ / Полипропиленовые трубы, d=15մմ/мм	զծմ/մմ	14.0	20x1.9մմ/մմ
4	Պողպատե անցում / Стальной переход, d=50x25մմ/մմ	հատ/шт	1	
5	Գնդային փական / Вентиль, d=25մմ/մմ	հատ/шт	2	
6	Գնդային փական / Вентиль, d=15մմ/մմ	հատ/шт	5	
7	Անկյունային փական / Вентиль, d=15մմ/մմ	հատ/шт	5	
8	Յետադարձ փական / Обратный клапан, d=25մմ/մմ	հատ/шт	1	
9	Կրակմարիչ փրփրային / Пенный огнетушитель` ОП-9	հատ/шт	2	
10	Պոմպային տեղակայված (ղեկավարման բլոկով, ճնշման ռելեով և ճնշումային իրիդորաքով, Q=2մ³/ժ, H=15մ) / Насосная станция: (с блоком управления, с реле давления и напорным гидробаком, Q=2м³/ч, H=15м)	կառ./стр.	1	
11	Լվացարանի ծորակ / Кран для умывальника	հատ/шт	5	
12	Եկուն խողովակ զուգարանակոնքի լվացման տակառիկի համար, d=15մմ, l=0.5մ / Гибкий шланг для смывного бочка унитаза, d=15мм, l=0.5м	հատ/шт	5	
13	Եկուն խողովակ լվացարանակոնքի համար, d=15մմ, l=0.5մ / Гибкий шланг для умывальника, d=15мм, l=0.5м	հատ/шт	5	
14	Պոլիպրոպիլենե խողովակների անկյունակներ / Угольники полипропиленовых труб, d=25մմ/մմ	հատ/шт	3	
15	Պոլիպրոպիլենե խողովակների անկյունակներ / Угольники полипропиленовых труб, d=15մմ/մմ	հատ/шт	10	
16	Պոլիպրոպիլենե խողովակների եռաբաշխիկներ / Тройники полипропиленовых труб, d=20x25x15մմ/մմ	հատ/шт	1	
17	Պոլիպրոպիլենե խողովակների եռաբաշխիկներ / Тройники полипропиленовых труб, d=20x15x20մմ/մմ	հատ/шт	3	
18	Պոլիպրոպիլենե խողովակների եռաբաշխիկներ / Тройники полипропиленовых труб, d=15x15x15մմ/մմ	հատ/шт	4	
19	Պոլիպրոպիլենե խողովակների անցումներ / Переходы полипропиленовых труб, d=20x15մմ/մմ	հատ/шт	3	
20	Խողովակների ջերմամեկուսացում ռետինե խողովակածև ջերմամեկուսիչով / Теплоизоляция труб резиновой трубчатой изоляцией	մ / м	28.0	
21	Ջրի բաք չժանգոտվող պողպատից` 2.0մx1,7մ, h=1,9մ / Бак для воды из нержавеющей стали 2.0мx1,7м, h=1,9м	մ² կգ մ² / кг	21,0 1800.0	ծ=8.0մմ/մմ
22	Ջրի բաքի ջերմամեկուսացում հանքաքարակով / Теплоизоляция бака для воды стекловатой	մ³ / մ³	1,05	ծ=50մմ/մմ
23	Լողանային փական / Поплавковый клапан	հատ/шт	1	
24	Շվեյթեր 16 / Швелер 16	մ / м	4.0	
25	Համակարգի փորձարկում, լվացում և ախտահանում / Усытание, промывка и дезинфекция системы	զծմ/մմ	28.0	
26	Ջրի բաքի փորձարկում, լվացում և ախտահանում / Усытание, промывка и дезинфекция бака для воды	մ³ / մ³	6,5	

ԾՐԱԳՐԻ ԱՐԱՋԱՂԱՐԱՆՔ ЗАДАНИЕ ПРОЕКТА				N 35				ԱՐԱՐԱՏԻ ՄԱՐԶԻ ՎԵՂԻ ՀԱՄԱՅՆՔԻ ՆՈՐ ՈՂԻ ԲՆԱԿԱՎԱՅՐԻ ՄԱՆԿԱՊԱՐՏԵԶԻ ԿԱՌՈՒՑՄԱՆ ՆԱԽԱԳԻԾ/Проект строительства детского сада поселка Нор-Уги, общины Веди, Араратского марза				
								ՋՐԱՄԱՏԱԿԱՐԱՐՈՒՄ ԵՎ ԿՈՅՈՒՐԻ / ВОДОСНАБЖЕНИЕ И КАНАЛИЗАЦИЯ		ՓՈՒՆ СТАДИЯ	ԽԵՄԱ ЛИСТ	ԽԵՄԱԵՐ ЛИСТОВ
										ԱՆ	ԲԿ/ՋԿ-3	13
ՆԱԽԱԳԾ. ПРОЕКТИР.	Գ. ԵՂՈՅԱՆ Г. ЕГОЯН							Ջրամատակարարման աշխատանքների ծավալներ Объёмы работ по водоснабжению				
ՆԱԽԱԳԾ. ПРОЕКТИР.	Խ. ՀՈՍԵՅԱՆ Т. АМАЯКЯН											
ՊԱՇՏՈՒ ДОЛЖНОСТЬ	ԱՍՈՐԴ. ԱՂԱՎԱՐԴ ИМЯ, ФАМИЛИЯ	ԱՍՈՐԴ ПОДПИСЬ										

Մանկապարտեզի ներքին կոյուղու աշխատանքների ծավալներ / Объёмы работ				
№	внутренней канализации детского сада Անվանումը / Наименование	Հափման միավոր / Ед. измер.	Քանակը / Кол-во	Ծանոթություն / Примечание
1	2	3	4	5
1	Պողպատե պատյան / Стальной кожух, d=275x4.0մմ/мм	զծմ/մ	0,7	
2	Խցափակում պատյանի և խողովակի միջև առաձգական նյութով / Закрытие отверстий между кожухом и трубой эластичным материалом	մ ³ / м ³	0.02	
3	Ø275 պատյանի յուղաներկում հակաքայքայիչ ներկով 2 շերտով Окраска футляра антикоррозийной краской 2 слоя	մ ² մ ²	0,44	
4	Անցքի խցափակում B12,5 դասի բետոնով заделка отверстия бетоном B12.5	մ ³ մ ³	0.07	
5	Պոլիմիսիլբլորիդե խողովակներ ռետինե սեղմիչ օղակներով / Трубы ПВХ, d=110մմ/мм	զծմ/մ	45.0	
6	Պոլիմիսիլբլորիդե խողովակներ ռետինե սեղմիչ օղակներով / Трубы ПВХ, d=50մմ/мм	զծմ/մ	21.0	
7	Լվացարան սիֆոնով / Умывальник с сифоном	կոմպ./ комп.	2	
8	Լվացարան սիֆոնով մանկական / Умывальник с сифоном детский	կոմպ./ комп.	13	
9	Երկտեղ խոհանոցակոնք չճանգրտվող սիֆոնով / Мойка из нержавеющей стали с сифоном	կոմպ./ комп.	5	
10	Տակդիր սիֆոնով / Подон с сифоном	կոմպ./ комп.	2	
11	Տակդիր սիֆոնով մանկական / Подон с сифоном детский	կոմպ./ комп.	3	
12	Չուզարանակոնք թեթ թողարկով, ցածր տեղակայված լվացման տակառիկով / Унитаз с косым выпуском и низко установленным сливным бочком	հատ/шт	1	
13	Չուզարանակոնք թեթ թողարկով, ցածր տեղակայված լվացման տակառիկով մանկական / Унитаз с косым выпуском и низко установленным сливным бочком, детский	հատ/шт	11	
14	Հոսակ/Трап, d=50մմ/мм	հատ/шт	8	
15	Լվացքի մեքենա / Стиральная машина	հատ/шт	2	
16	Ստուգիչ / Ревизия, d=110մմ/мм	հատ/шт	6	
17	Ստուգիչ / Ревизия, d=50մմ/мм	հատ/шт	2	
18	Ուղիղ եռաբաշխիչ / Прямой тройник, d=110x110մմ/мм	հատ/шт	4	
19	Թեթ եռաբաշխիչ / Косой тройник, d=110x110մմ/мм	հատ/шт	12	
20	Ուղիղ եռաբաշխիչ / Прямой тройник, d=110x50մմ/мм	հատ/шт	5	
21	Թեթ եռաբաշխիչ / Косой тройник, d=110x50մմ/мм	հատ/шт	6	
22	Ուղիղ եռաբաշխիչ / Прямой тройник, d=50x50մմ/мм	հատ/шт	14	
23	Թեթ եռաբաշխիչ / Косой тройник, d=50x50մմ/мм	հատ/шт	3	
24	Անցում / Переход, d=110x50մմ/мм	հատ/шт	4	
25	Անկյունակ / Отвод, d=110մմ/мм, α=90°	հատ/шт	5	
26	Անկյունակ / Отвод, d=50մմ/мм, α=90°	հատ/шт	13	
27	Անկյունակ / Отвод, d=100մմ/мм, α=45°	հատ/шт	3	
28	Անկյունակ / Отвод, d=50մմ/мм, α=45°	հատ/шт	23	
29	Պլաստմասե դռնակ ստուգիչների համար 300x300մմ / Пластмассовые дверца для ревизии 300x300мм	հատ/шт	8	
30	Խամուրներ խողովակների ամրացման համար / Хомуты для крепления труб	կգ / кг	5,00	
31	Ինքնապարուրակվող պտուտակ / Саморез Ø6մմ/мм	հատ/шт	20	
32	Մետաղական տարրերի երկշերտ ներկում / окраска металлических элементов в 2 слоя	մ ² / м ²	2.0	
33	Համակարգի փորձարկում / Испытание системы	զծմ/մ	66.0	

Ներքին կոյուղու աշխատանքների ծավալներ / Объёмы работ в внутренней канализации				
Փախստարան / Убежище				
№	Անվանումը / Наименование	Հափման միավոր / Ед. измер.	Քանակը / Кол-во	Ծանոթություն / Примечание
1	2	3	4	5
1	Պողպատե պատյան / Стальной кожух, d=150x4.0մմ/мм	զծմ/մ	0,7	
2	Խցափակում պատյանի և խողովակի միջև առաձգական նյութով / Закрытие отверстий между кожухом и трубой эластичным материалом	մ³ / м³	0.012	
3	Ø275 պատյանի յուղաներկում հակաքայքայիչ ներկով 2 շերտով Окраска футляра антикоррозийной краской 2 слоя	մ² м²	0,26	
4	Անցքի խցափակում B12,5 դասի բետոնով заделка отверстия бетоном B12.5	մ³ м³	0.04	
5	Պոլիմիսիլբլորիդե խողովակներ ռետինե սեղմիչ օղակներով / Трубы ПВХ, d=110մմ/мм	զծմ/մ	22.0	
6	Պոլիմիսիլբլորիդե խողովակներ ռետինե սեղմիչ օղակներով / Трубы ПВХ, d=50մմ/мм	զծմ/մ	5.0	
7	Պոլիէթիլենե խողովակներ / Трубы Полиэтиленовие, d=50/63x5,8/մմ/мм	զծմ/մ	17.0	
8	Լվացարան սիֆոնով / Умывальник с сифоном	կոմպ./ комп.	2	
9	Լվացարան սիֆոնով մանկական / Умывальник с сифоном детский	կոմպ./ комп.	3	
10	Չուզարանակոնք թեթ թողարկով, ցածր տեղակայված լվացման տակառիկով / Унитаз с косым выпуском и низко установленным сливным бочком	հատ/шт	2	
11	Չուզարանակոնք թեթ թողարկով, ցածր տեղակայված լվացման տակառիկով մանկական / Унитаз с косым выпуском и низко установленным сливным бочком, детский	հատ/шт	3	
12	Տակառիկ պոմպ Sololift 2 CWC 3. Q=1.6լ/վրկ; H=5.0մ; N=0,7կվտ; n=2800պտ /րոպ	լրակազմ /компл	1	
13	Հոսակ / Трап, d=50մմ/мм	հատ/шт	-	
14	Ստուգիչ / Ревизия, d=110մմ/мм	հատ/шт	1	
15	Մաքրիչ / прочистка, d=110մմ/мм	հատ/шт	1	
16	Ուղիղ եռաբաշխիչ / Прямой тройник, d=110x110մմ/мм	հատ/шт	1	
17	Թեթ եռաբաշխիչ / Косой тройник, d=110x110մմ/мм	հատ/шт	7	
18	Թեթ եռաբաշխիչ / Косой тройник, d=110x50մմ/мм	հատ/шт	1	
19	Թեթ եռաբաշխիչ / Косой тройник, d=50x50մմ/мм	հատ/шт	3	
20	Անկյունակ / Отвод, d=110մմ/мм, α=90°	հատ/шт	1	
21	Անկյունակ / Отвод, d=110մմ/мм, α=45°	հատ/шт	3	
22	Անկյունակ / Отвод, d=50մմ/мм, α=90°	հատ/шт	2	
23	Անկյունակ / Отвод, d=50մմ/мм, α=45°	հատ/шт	4	
24	Խամուրներ խողովակների ամրացման համար / Хомуты для крепления труб	կգ / кг	2,00	
25	Ինքնապարուրակվող պտուտակ / Саморез Ø6մմ/мм	հատ/шт	20	
26	Մետաղական տարրերի երկշերտ ներկում / Покраска металлических элементов в 2 слоя	մ² / м²	1.0	
27	Համակարգի փորձարկում / Испытание системы	զծմ/մ	44.0	

   
ԾՐԱԳՐԻ ԱՌԱՋԱՂԱՆՔ ЗАДАНИЕ ПРОЕКТА				ԱՐԱՐԱՏԻ ՄԱՐԶԻ ԿԵՂԻ ՀԱՄԱՅՆՔԻ ՆՈՐ ՈՂԻ ԲՆԱԿԱՎԱՅՐԻ ՄԱՆԿԱՊԱՐՏԵԶԻ ԿԱՌՈՒՑՄԱՆ ՆԱԽԱԳԻԾ/Проект строительства детского сада поселка Нор-Уги, общины Веди, Араратского марза			
N 35				ՋՐԱՄԱՏԱԿԱՐԱՐՈՒՄ ԵՎ ԿՈՅՈՒՂԻ / ВОДОСНАБЖЕНИЕ И КАНАЛИЗАЦИЯ	ՓՈՒԼ СТАДИЯ	ԹԵՐԹ ЛИСТ	ԹԵՐԹԵՐ ЛИСТОВ
					ԱՆ	ԵԿ/ՋԿ-4	13
ՆԱԽԱԳՐ. ПРОЕКТИР.	Գ. ԵՐՈՅԱՆ Г. ЕГОЯН			Կոյուղու աշխատանքների ծավալներ Объёмы работ по внутренней канализации			
ՆԱԽԱԳՐ. ПРОЕКТИР.	Թ. ՀՍԵՅՈՎՅԱՆ Т. АМАЯКЯН						
ՊԱՇՏՈՒ ДОЛЖНОСТЬ	ԱՇԽԱՏ. ԱՇԽԱՏՈՒՄ ИМЯ, ФАМИЛИЯ	ՍԳՆԱԿ ПОДПИСЬ					

Փախստարան / Убежище

№	Անվանումը / Наименование	Չափման միավոր / Ед. измер.	Քանակը / Кол-во	Ծանոթություն / Примечание
1	2	3	4	5
1	Պողպատե պատյան / Стальной кожух, d=150x4.0մմ/мм	գծմ/մ	0,7	
2	Խցափակում պատյանի և խողովակի միջև առաձգական նյութով / Заккрытие отверстий между кожухом и трубой эластичным материалом	մ ³ / м ³	0.012	
3	Փ275 պատյանի յուղաներկում հակաքայքայիչ ներկով 2 շերտով Окраска футляра антикоррозийной краской 2 слоя	մ ² մ ²	0,26	
4	Անցքի խցափակում B12,5 դասի բետոնով заделка отверстия бетоном B12.5	մ ³ մ ³	0.04	
5	Պոլիվինիլքլորիդե խողովակներ ռետինե սեղմիչ օղակներով / Трубы ПВХ, d=50մմ/мм	գծմ/մ	17.0	
6	Պոլիէթիլենե խողովակներ / Трубы Полиэтиленовие, d=50/63x5,8/մմ/мм	գծմ/մ	20.0	
7	Սուզապոմպի հոր 700x700x1100/հ/	հատ/ատ	1	Նայել շինարարական մասում
8	Սուզապոմպ Unilift CC7 Q=1.23-:-2.7լ/վրկ; H=4.3 մ; N=2,6-:-3,7կվտ; n=3356պտ /րոպ	հատ/ատ	1	
9	Հետադարձ փական / Обратный клапан, d=50մմ/мм	հատ/ատ	1	
10	փական / задвижка d=50մմ/мм	հատ/ատ	1	
11	Հոսակ / Тпан, d=50մմ/мм	հատ/ատ	3	
12	Թեք եռաբաշխիչ / Косой тройник, d=50x50մմ/мм	հատ/ատ	1	
13	Անկյունակ / Отвод, d=50մմ/мм, α=90°	հատ/ատ	3	
14	Անկյունակ / Отвод, d=50մմ/мм, α=45°	հատ/ատ	4	
15	Խամուխներ խողովակների ամրացման համար / Хомуты для крепления труб	կգ / кг	1,00	
16	Ինքնապարուրակվող պտուտակ / Саморез Ø6մմ/мм	հատ/ատ	10	
17	Մետաղական տարրերի երկշերտ ներկում / Покраска металлических элементов в 2 слоя	մ ² / м ²	0,5	
18	Համակարգի փորձարկում / Испытание системы	գծմ/մ	37.0	

ԾՐԱԳՐԻ ԱՌԱՋԱՂԱՐԱՆԲ ЗАДАНИЕ ПРОЕКТА				N 35		ԱՐԱՐԱՏԻ ՄԱՐԶԻ ՎԵԴԻ ԸՄՍԱՅՆԵՐԻ ՆՈՐ ՈՂԻ ԲՆԱԿԱՎԱՅՐԻ ՄԱՆԿԱՊԱՐՏԵԶԻ ԿԱՌՈՒՑՄԱՆ ՆԱԽԱԳԻԾ/Проект строительства детского сада поселка Нор-Уги, общины Веди, Аракатского марза						
						ՋՐԱՄԱՏԱԿԱՐԱՐՈՒՄ ԵՎ ԿՈՅՈՒՐԻ / ВОДОСНАБЖЕНИЕ И КАНАЛИЗАЦИЯ				ՓՈՒՆ СТАДИЯ	ԹԵՐԹ ЛИСТ	ԹԵՐԹԵՐ ЛИСТОВ
										ԱՆ	ԲԿ/ԶԿ-5	13
ՍԱՍԱԳՐ. ПРОЕКТИР.	Գ. ԵՂՈՅԱՆ Г. ЕГОЯН			Ներքին ջրհոսի աշխատանքների ծավալներ / Объёмы работ внутреннего водосток					 ԵՆԵՐԳԻՎ ՍՈՇ			
ՍԱՍԱԳՐ. ПРОЕКТИР.	Թ. ՀԱՅԱՎԱԾՅԱՆ Т. АМАЯКЯН											
ՊԵՏՈՍ ДОЛЖНОСТЬ	ՍԱՐԳՍ, ՍԶՈՐՈՐԵ ИМЯ ФАМИЛИЯ	ՍԱՐԳՍ ПОДПИСЬ										


N	ՍԵՆՅԱԿԻ ԱՆՎԱՆՈՒՄԸ
1	ՆԱԽԱՍՐԱՅ
2	ՊԱՅԵՍ
3	ԿԱՊԻ ՍԵՆՅԱԿ
4	ՍՐԱՅ
5	ՄԻՋԱՆՔ
6	ԲՈՒԺ. ԿԵՏ
7	ՍԵՆՅԱԿ/ՄԵԿՈՆԱՐԱՆ
8	ՍՐԱՅ
9	ՍԱՆՉԱՆԳՈՒՅՑ ՏՂԱՍԱՐԴԿԱՆՑ
10	ՍԱՆՉԱՆԳՈՒՅՑ ԿԱՆԱՆՑ
11	ՀԱՇՄԱՆՊԱՄԻ ՍԱՆՉԱՆԳՈՒՅՑ

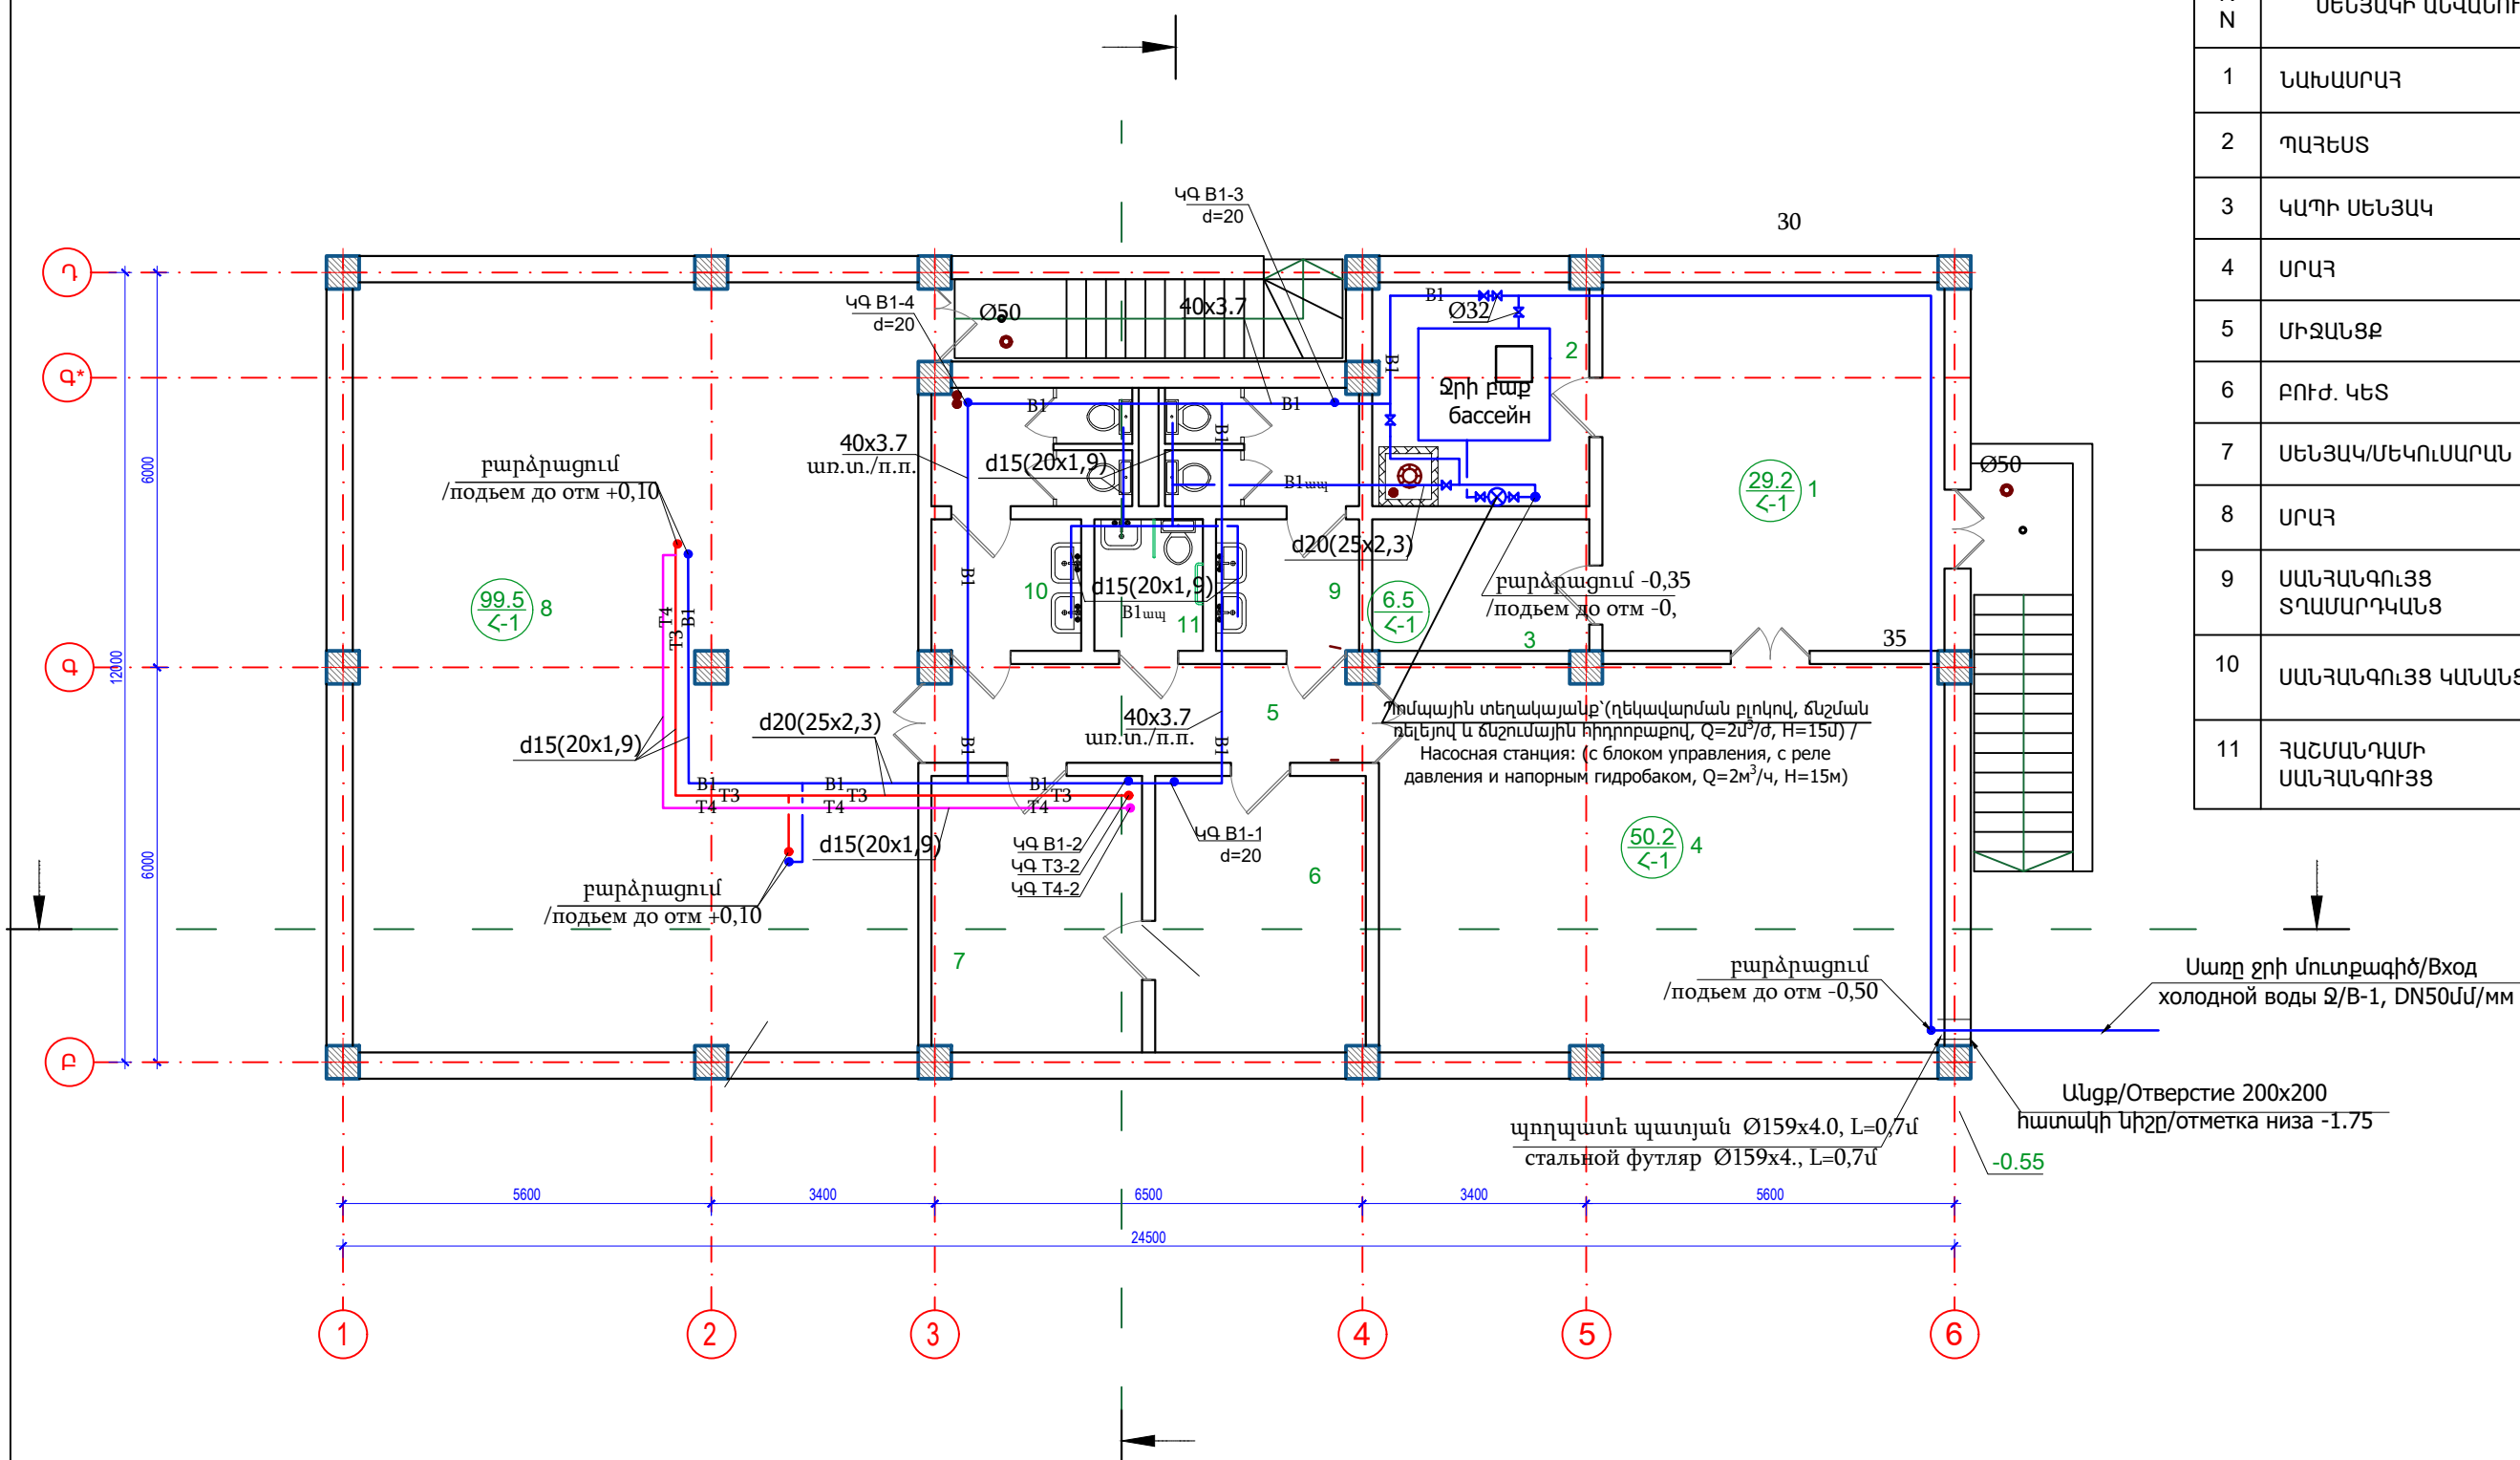

ՊԱՅՄԱՆԱԿԱՆ ՆՃԱՆՆԵՐ / УСЛОВНЫЕ ОБОЗНАЧЕНИЯ

հ.մ./вп. հատակի միջով / в полу
առ.տ./п.п. առաստաղի տակով / под потолком

ԾՐԱԳՐԻ ԱՌԱՋԱՂՐԱՆՔ ЗАДАНИЕ ПРОЕКТА				N 35			ԱՐԱՐԱՏԻ ՄԱՐԶԻ ԿԵՐԻ ՀԱՄԱՅՆՔԻ ՆՈՐ ՈւՂԻ ԲՆԱԿԱՎԱՅՐԻ ՍԱՆԿԱՊԱՐՏԵԶԻ ԿԱՌՈՒՅՄԱՆ ՆԱԽԱԳԻԾ/Проект строительства детского сада поселка Нор-Уги, общины Веди, Араратского марза		
							ՋՐԱՄԱՏԱԿԱՐԱՐՈՒՄ ԵՎ ԿՈՅՈՒՂԻ / ВОДОСНАБЖЕНИЕ И КАНАЛИЗАЦИЯ		
ՆԱԽԱԳԾ. ПРОЕКТИР.				Գ. ԵՐՈՅԱՆ Г. ЕГОЯН			ՓՈՒՆ СТАДИЯ		
ՆԱԽԱԳԾ. ПРОЕКТИР.				Թ. ՀԱՍՏԱՎԱԾԱՆ Т. АМАЯКЯН			ԹԵՐԹԵՐ ЛИСТ		
ՊԱՇՏՈՒ ДОЛЖНОСТЬ				ԱՍՏԻՐ, ԱԶԿԱՍՏԻՐ ИМЯ, ФАМИЛИЯ			ԹԵՐԹԵՐ ЛИСТОВ		
				ՍԿՈՂԱՅԻՆ հարկի հատակագիծ շրամատակարարման համակարգով План подвального этажа с сетями В,М1:100			13		
							BK/ՋԿ-6		
							INTER energie		
							ԻՆՏԵՐ ԵՆԵՐԳԻԱ ՍՊԸ		

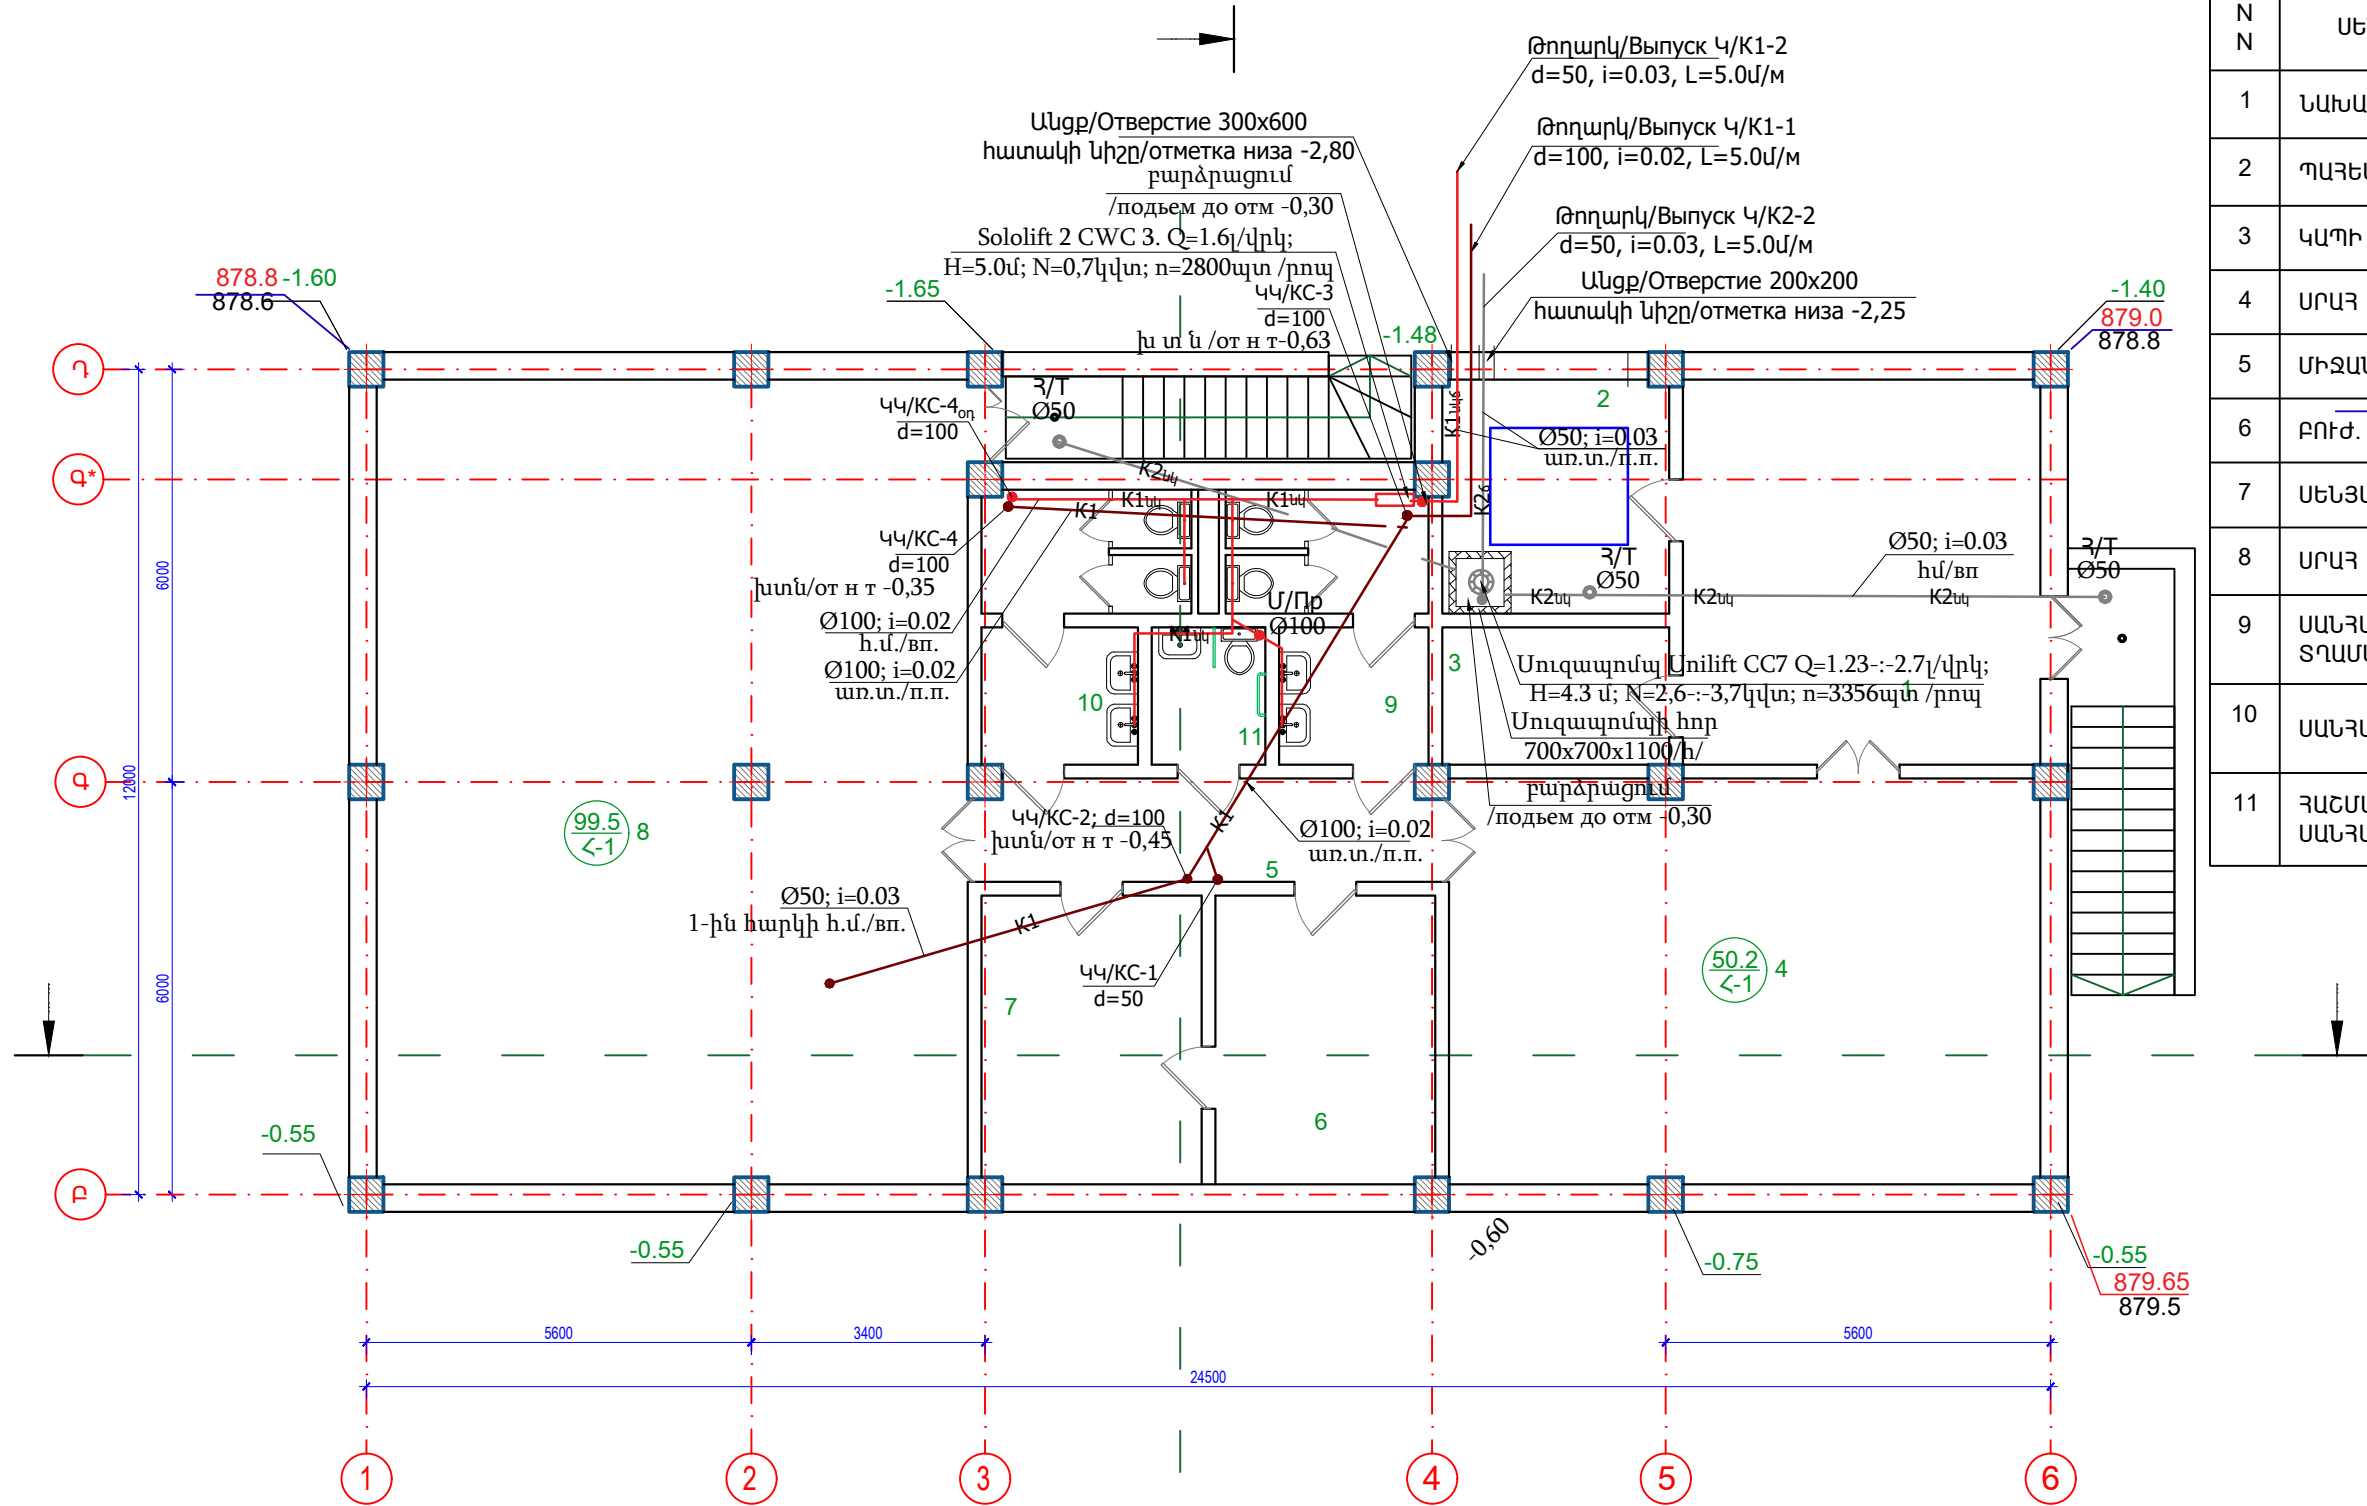


N	ՍԵՆՅԱԿԻ ԱՆՎԱՆՈՒՄԸ
1	ՆԱԽԱՍՐԱՐ
2	ՊԱՅԵՍ
3	ԿԱՊԻ ՍԵՆՅԱԿ
4	ՍՐԱՐ
5	ՄԻՋԱՆՅՔ
6	ԲՈՒԺ. ԿԵՏ
7	ՍԵՆՅԱԿ/ՄԵԿՈԼՍԱՐԱՆ
8	ՍՐԱՐ
9	ՍԱՆՅԱՆԳՈՒՅՑ ՏՂԱՄԱՐԴԿԱՆՑ
10	ՍԱՆՅԱՆԳՈՒՅՑ ԿԱՆԱՆՑ
11	ՀԱՇՄԱՆԴԱՄԻ ՍԱՆՅԱՆԳՈՒՅՑ


ՊԱՅՄԱՆԱԿԱՆ ՆՃԱՆՆԵՐ / УСЛОВНЫЕ ОБОЗНАЧЕНИЯ

հ.մ./в.п.	հատակի միջով / в полу
առ.տ./п.п.	առաստաղի տակով / под потолком
խ տ ն /от н т	խողովակի տակի նիշը
K2սկ	նկուղի պատահական հոսքերի խողովակ
K2ճ	նկուղի պատահական հոսքերի ճնշումային խողովակ
K1սկ	նկուղի կենցաղային կոյուղու խողովակ
K1սկճ	նկուղի կենցաղային կոյուղու ճնշումային խողովակ
K1	կենցաղային կոյուղու խողովակ






ԾՐԱԳՐԻ ԱՈՒՋԱՂԱՐԱՆՔ ЗАДАНИЕ ПРОЕКТА				ԱՐԱՐԱՏԻ ՄԱՐԶԻ ՎԵՐԻ ՀԱՄԱՅՆՔԻ ՆՈՐ ՈՒՂԻ ԲՆԱԿԱՎԱՅՐԻ ՄԱՆԿԱԳՐԱՏԵԶԻ ԿԱՌՈՒՑՄԱՆ ՆԱԽԱԳԻԾ/Проект строительства детского сада поселка Нор-Уги, общины Веди, Араратского марза			
N 35				ՋՐԱՄԱՏԱԿԱՐԱՐՈՒՄ ԵՎ ԿՈՅՈՒՐԻ / ВОДОСНАБЖЕНИЕ И КАНАЛИЗАЦИЯ			
				Նկուղային հարկի հատակագիծ կոյուղու համակարգով План подвального этажа с сетями К, М1:100			
ՆԱԽԱԳՐ. ПРОЕКТИР.	Գ. ԵՂՈՅԱՆ Г. ЕГОЯН	ՆԱԽԱԳՐ. ПРОЕКТИР.	Թ. ՀՍԱՅԱՑՅԱՆ Т. АМАЯКЯН	ՊԱՇՏՆԻ ԴՈՋՆԻՑԻ ПОДПИСЬ	ՓՈՒՆԿԱՆԱԿ ЛИСТ	ՎԿ/ՋԿ-7	ԼԻՍՏՈՎ ЛИСТОВ
				INTER energy			
				ԻՆՏԵՐ ԷՆԵՐԳԻԱ ՍՊԸ			

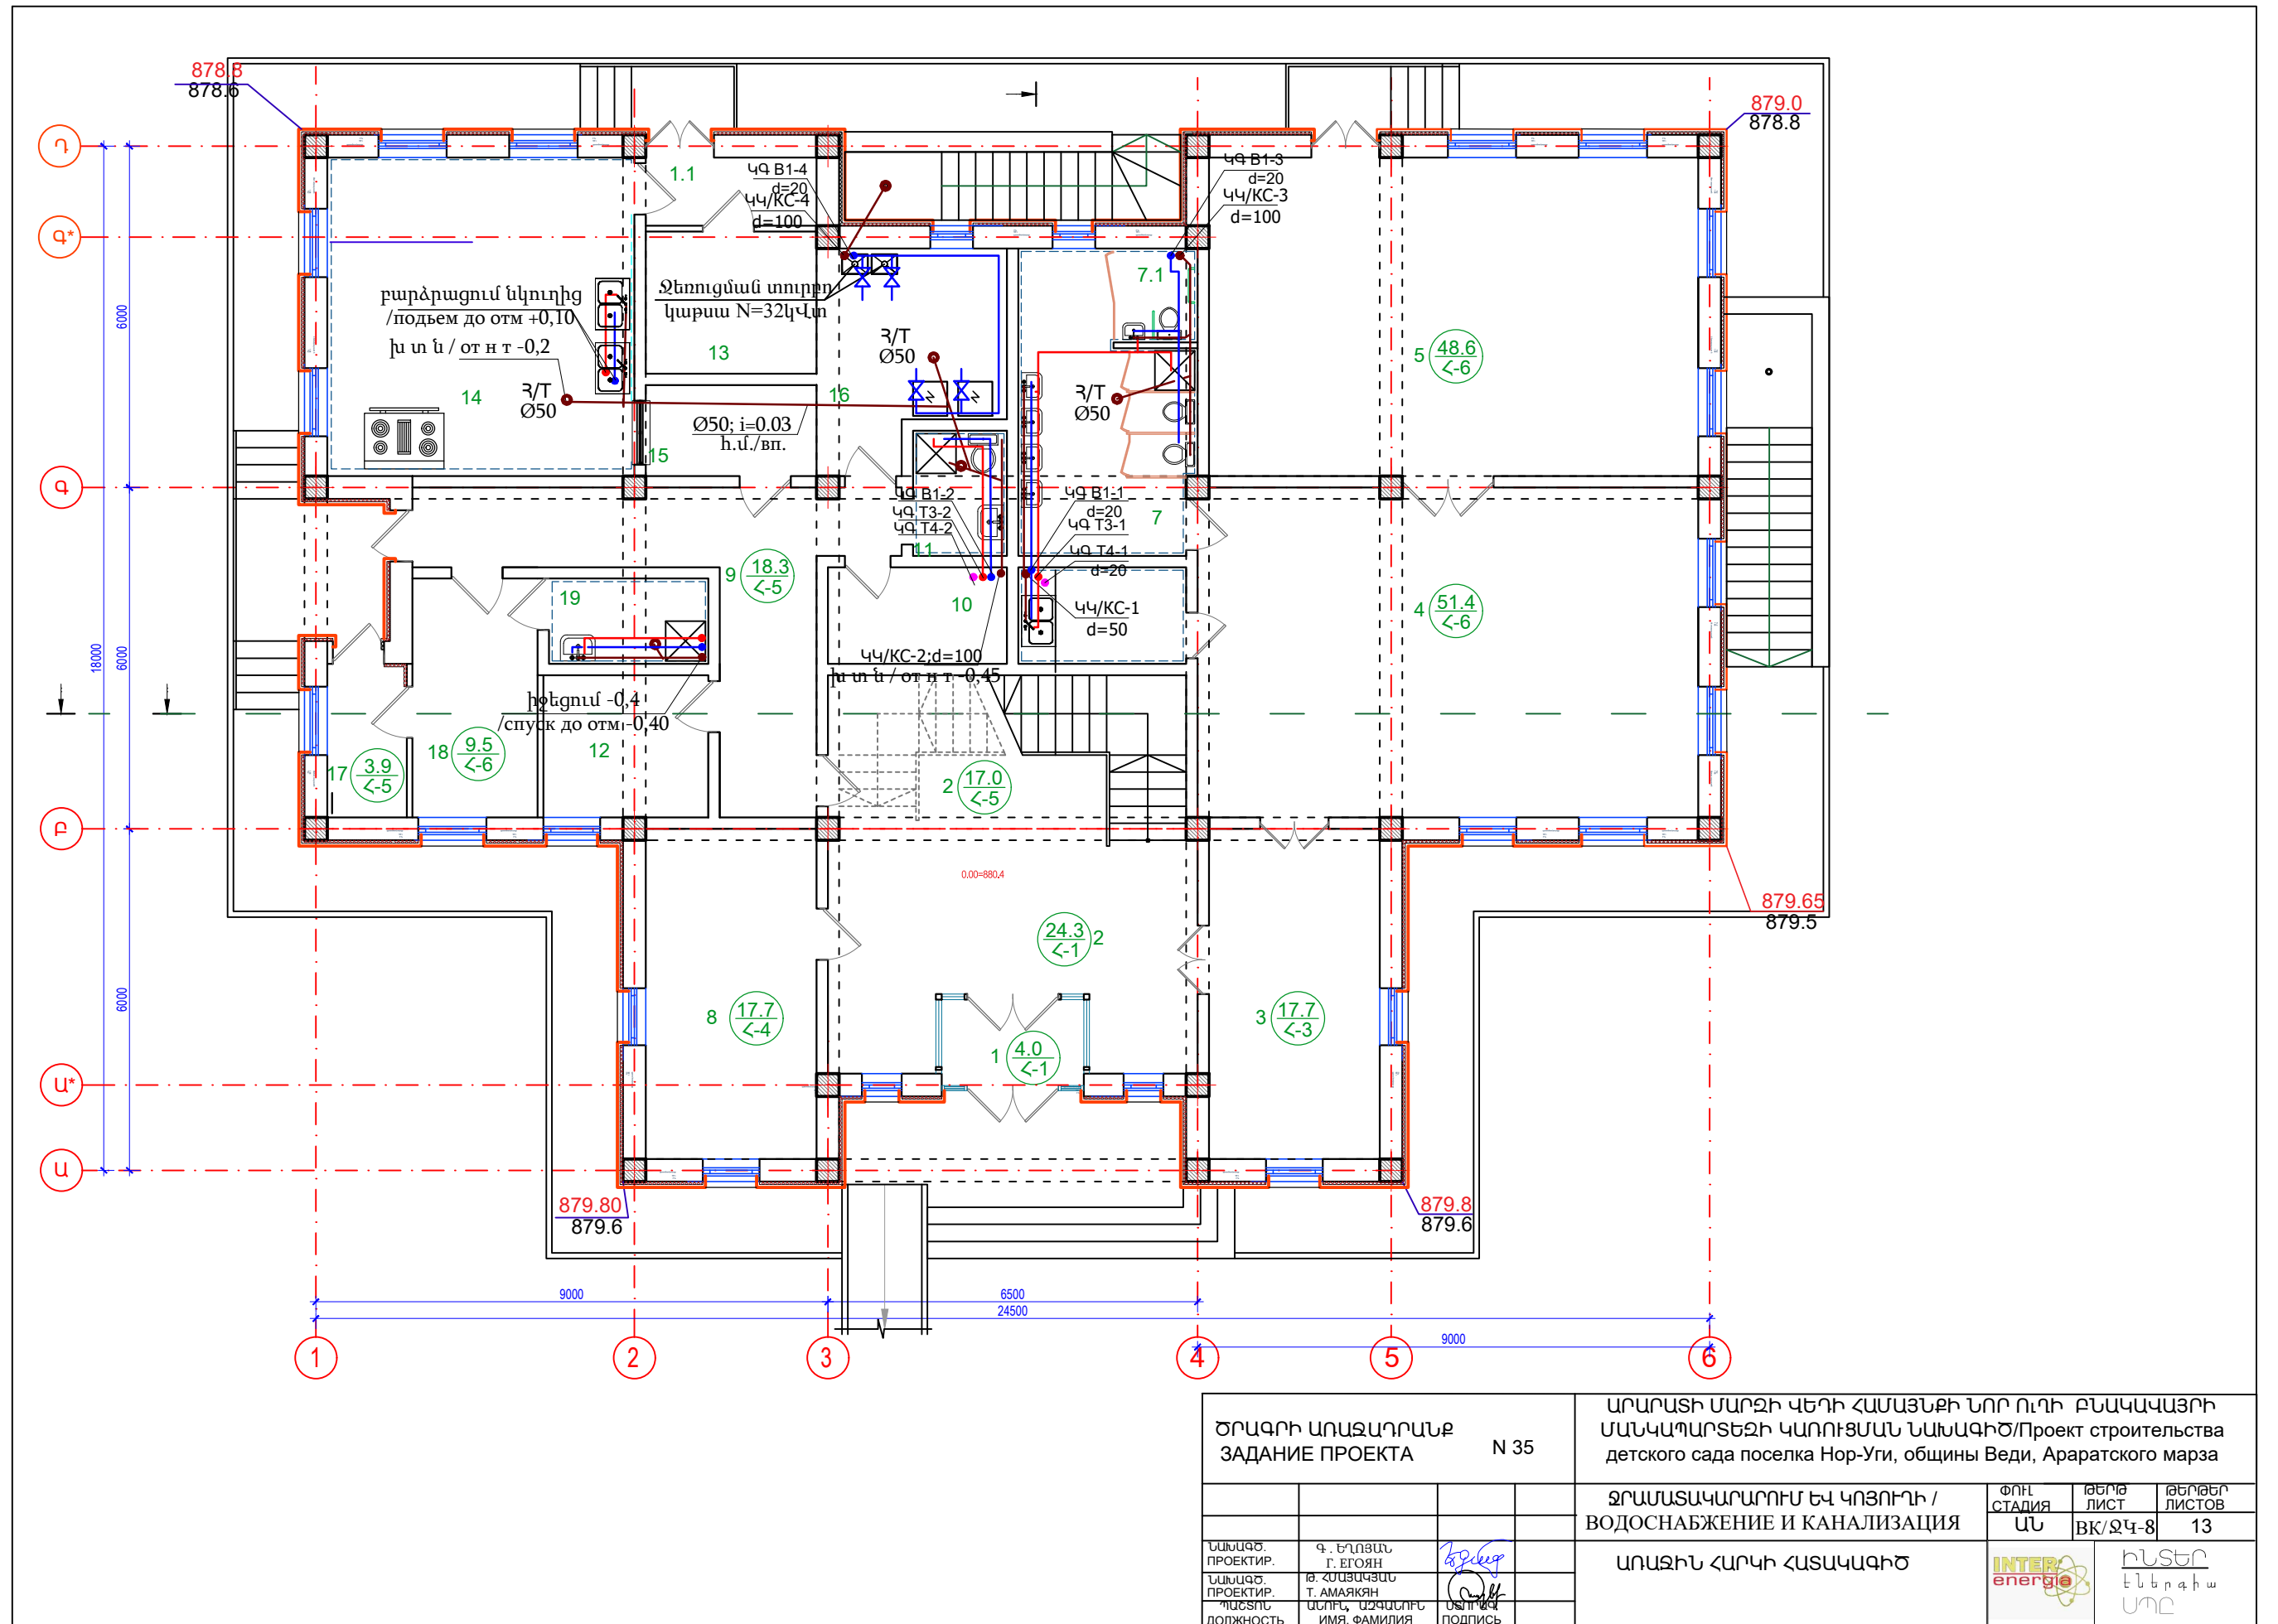

ՇՐԱԳՐԻ ԱՌԱՋԱՐԱՆՔ ЗАДАНИЕ ПРОЕКТА				N 35			ԱՐԱՐԱՏԻ ՄԱՐԶԻ ԿԵՂԻ ՀԱՄԱՅՆՔԻ ՆՈՐ ՈւՂԻ ԲՆԱԿԱՎԱՅՐԻ ՄԱՆԿԱՊԱՐԵԶԻ ԿԱՌՈՒՑՄԱՆ ՆԱԽԱԳԻԾ/Проект строительства детского сада поселка Нор-Уги, общины Веди, Араратского марза		
							ՋՐԱՄԱՏԱԿԱՐԱՐՈՒՄ ԵՎ ԿՈՅՈՒՐԻ / ВОДОСНАБЖЕНИЕ И КАНАЛИЗАЦИЯ		
ԱՆՆԱԳՑ. ПРОЕКТИР.				Գ. ԵՐՈՅԱՆ Г. ЕГОЯН			ՓՈՒՆ СТАДИЯ	ԹԵՄԹ ЛИСТ	ԹԵՄԹԵՐ ЛИСТОВ
ԱՆՆԱԳՑ. ПРОЕКТИР.				Թ. ՀՍԱՅԱԿՅԱՆ Т. АМАЯКЯН			ԱՆ	ВК/ՋԿ-8	13
ՊԱՇՏՈՒՆ. ДОЛЖНОСТЬ				ԱՍԽԱՏ. ПОДПИСЬ ИМЯ, ФАМИЛИЯ			ԱՌԱՋԻՆ ՀԱՐԿԻ ՀԱՏԱԿԱԳԻԾ INTER energie		
							ԻՆՏԵՐ ԷՆԵՐԳԻԱ ՍՈՇ		

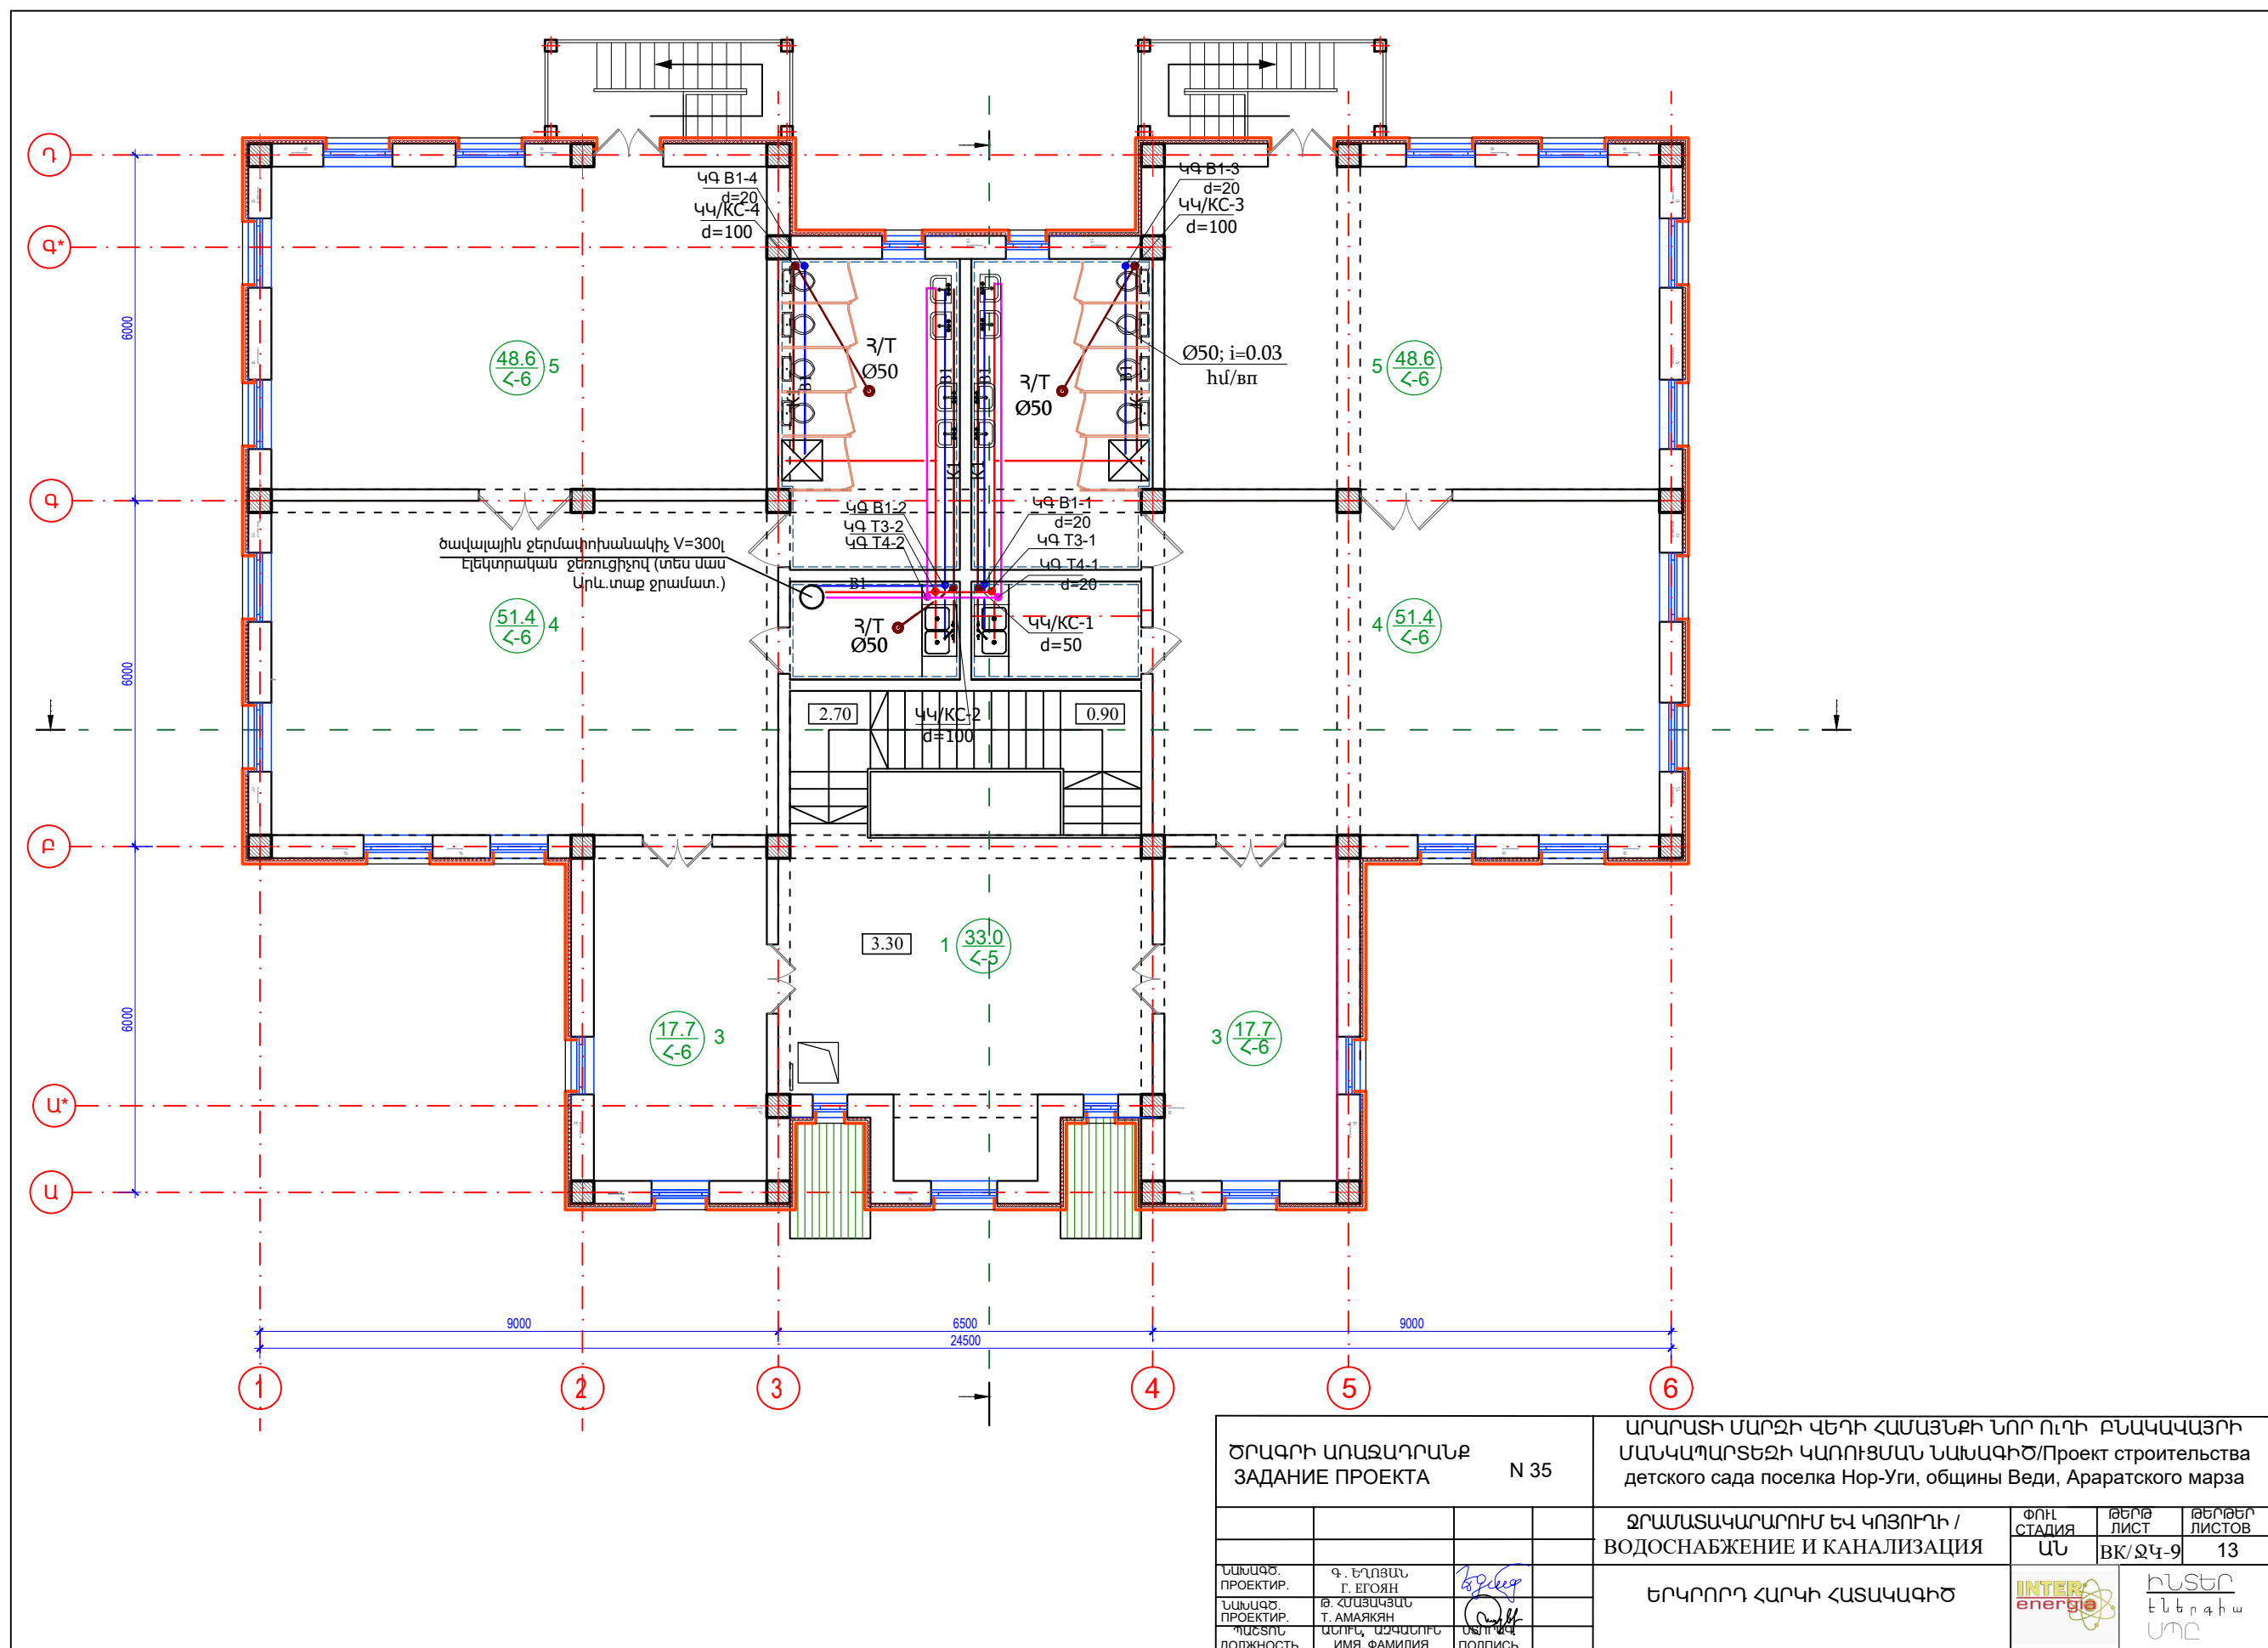


ԾՐԱԳՐԻ ԱՆՈՋԱՐԱՆՔ ЗАДАНИЕ ПРОЕКТА				N 35	ԱՐԱՐԱՏԻ ՄԱՐԶԻ ՎԵԴԻ ՀԱՄԱՅՆՔԻ ՆՈՐ ՈՂԻ ԲՆԱԿԱՎԱՅՐԻ ՄԱՆԿԱՊԱՐՏԵԶԻ ԿԱՌՈՒՑՄԱՆ ՆԱԽԱԳԻԾ/Проект строительства детского сада поселка Нор-Уги, общины Веди, Араратского марза				
					ՋՐԱՄԱՏԱԿԱՐԱՐՈՒՄ ԵՎ ԿՈՅՈՐԴԻ / ВОДОСНАБЖЕНИЕ И КАНАЛИЗАЦИЯ		ՓՈՒՆ СТАДИЯ ԱՆ	ԹԵՄԹ ЛИСТ ВК/ՋԿ-9	ԹԵՄԹԵՐ ЛИСТОВ 13
ՆԱԽԱԳԾ. ПРОЕКТИР.	Գ. ԵՂՈՅԱՆ Г. ЕГОЯН			ԵՐԿՐՈՐԴ ՀԱՐԿԻ ՀԱՏԱԿԱԳԻԾ			 ԷԼԵՆԱ ԳԻՄՍԻՆԻ ՍՈՐ		
ՆԱԽԱԳԾ. ПРОЕКТИР.	Թ. ՀՍԱՅԱԿՅԱՆ Т. АМАЯКЯН								
ՊԵՏՏՈՒ ДОЛЖНОСТЬ	ԱՍՏԻԳՆԱԿ ИМЯ, ФАМИЛИЯ	ԱՍՏԻԳՆԱԿ ПОДПИСЬ							

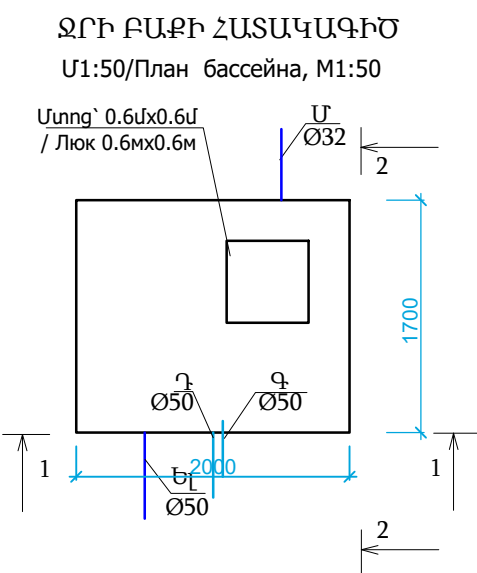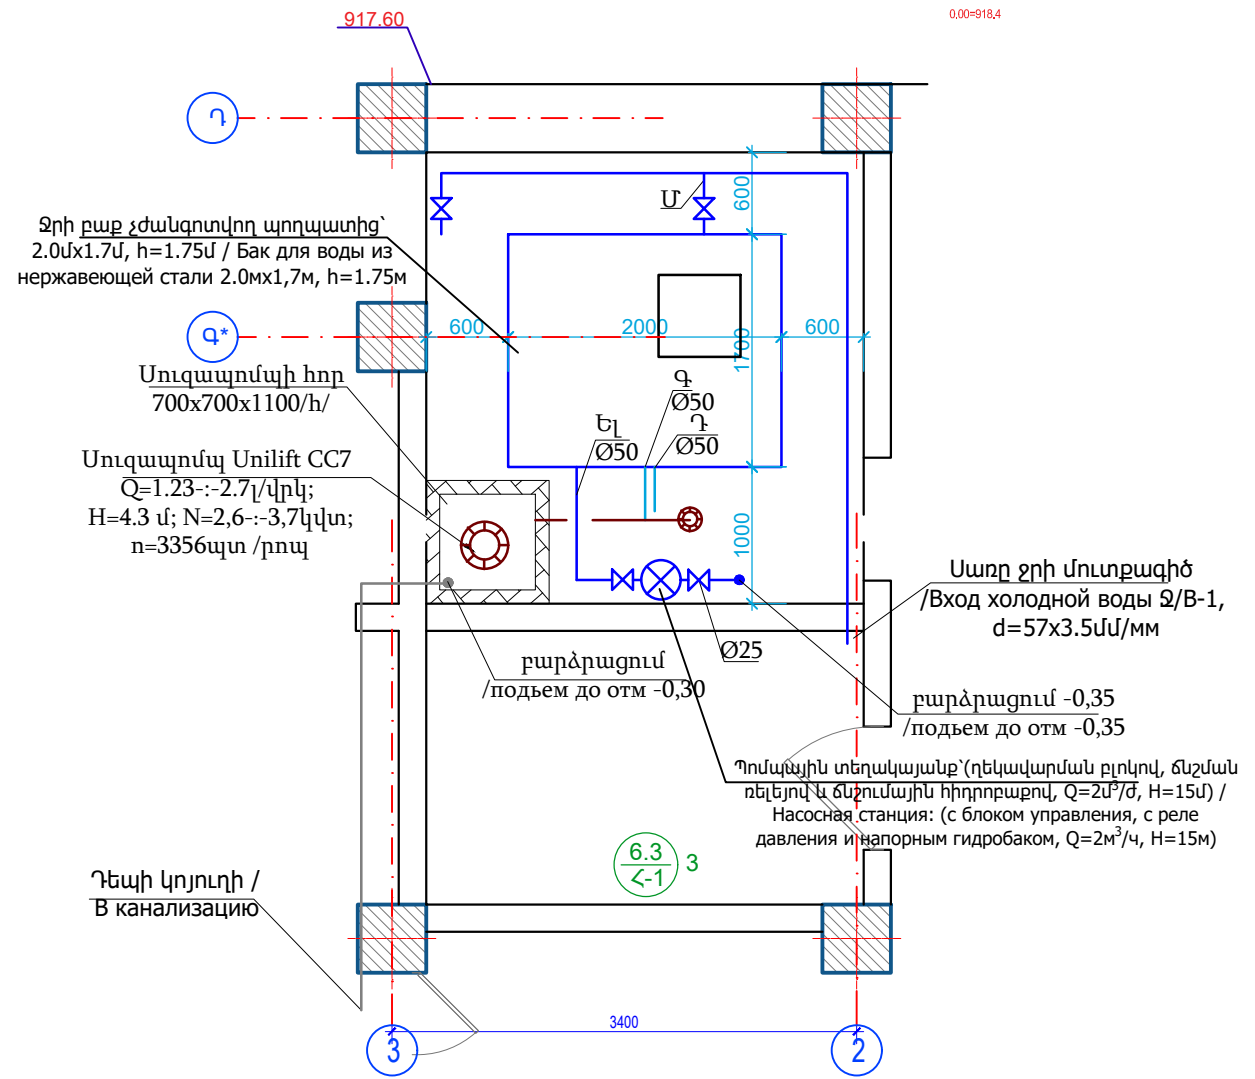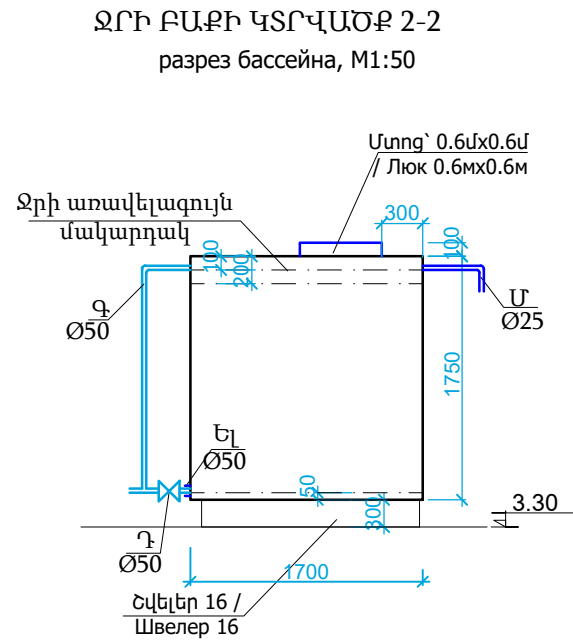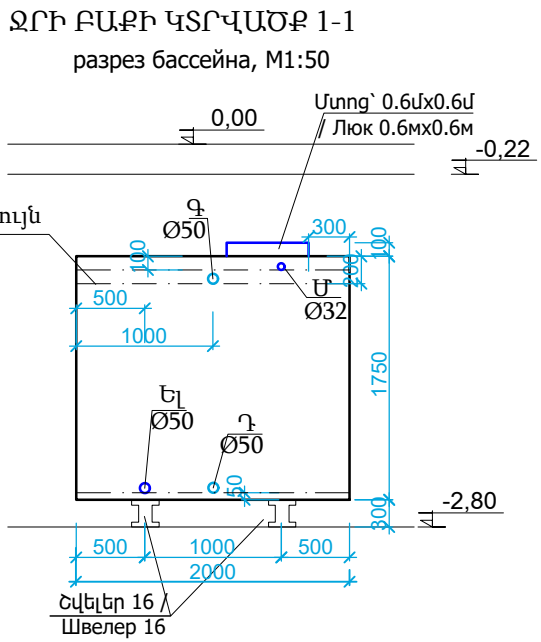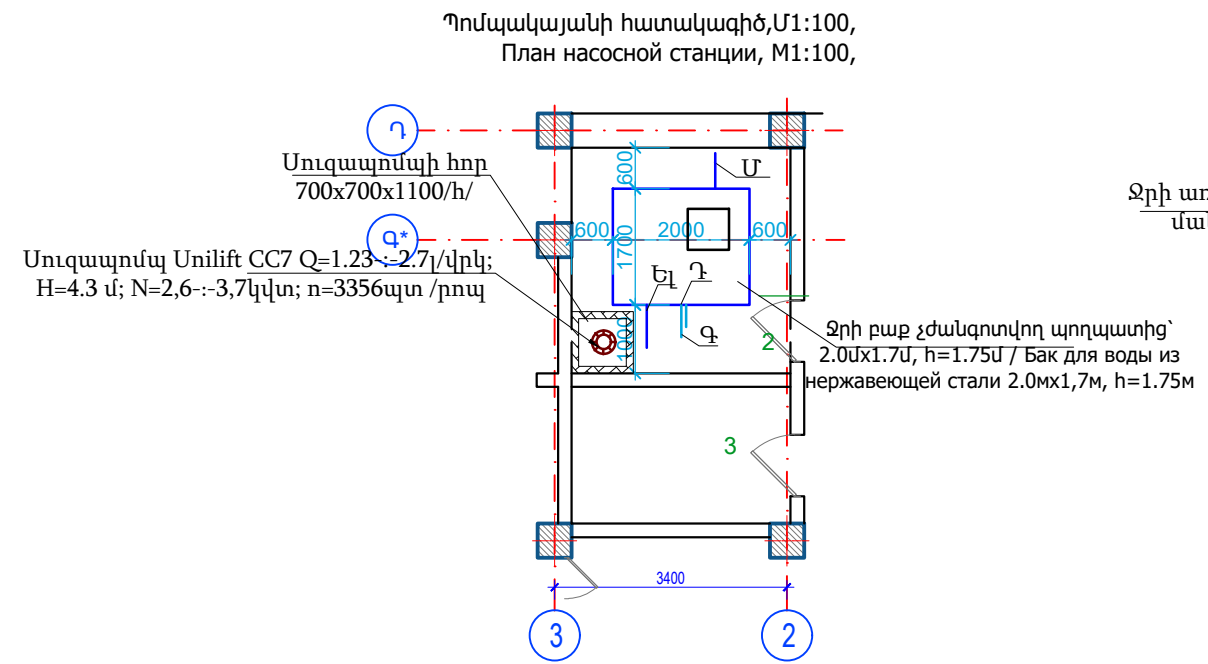


- ՊԱՅՄԱՆԱԿԱՆ ՆՇԱՆՆԵՐ
- Մ Ջրի մուտքի խողովակ Ø32
 - Ել Ջրի ելքի խողովակ Ø50
 - Գ Ջրի բաքի գերլցման խողովակ Ø50 / Перелив, d=50мм
 - Դ Ջրի բաքի դատարկման խողովակ Ø50 / Слив, d=50мм

ԾՐԱԳՐԻ ԱՌԱՋԱԴՐԱՆՔ ЗАДАНИЕ ПРОЕКТА				N 35				ԱՐԱՐԱՏԻ ՄԱՐԶԻ ՎԵՐԻ ՀԱՄԱՅՆՔԻ ՆՈՐ ՈւՂԻ ԲՆԱԿԱՎԱՅՐԻ ՄԱՆԿԱՊԱՐՏԵԶԻ ԿԱՌՈՒՑՄԱՆ ՆԱԽԱԳԻԾ/Проект строительства детского сада поселка Нор-Уги, общины Веди, Араратского марза			
								ՋՐԱՄԱՏԱԿԱՐԱՐՈՒՄ ԵՎ ԿՈՅՈՒՐԻ / ВОДОСНАБЖЕНИЕ И КАНАЛИЗАЦИЯ			
ՆԱԽԱԳ. ՓՐԵԿՏԻՐ.				Գ. ԵՂՈՅԱՆ Г. ЕГОЯН				Պոմպակայանի հատակագիծ, Մ1:50, Ջրի բաքի հատակագիծ և կտրվածք, Մ1:50/План и разрез бассейна, М1:50			
ՆԱԽԱԳ. ՓՐԵԿՏԻՐ.				Թ. ՀԱՄԱԿՅԱՆ Т. АМАКЯН				ՓՈՒՆ СТАДИЯ			
ՊԱՇՏՈՒ ДОЛЖНОСТЬ				ԱՍՈՒՄ ИМЯ, ФАМИЛИЯ				ԹԵՄԹ ЛИСТ			
				ՍԻՆԻՍ ПОДПИСЬ				ԹԵՄԹԵՐ ЛИСТОВ			
								ԱՍ ВКՋԿ-10			
								13			
								INTER energie			
								ԻՆՏԵՐ ԷՆԵՐԳԻԱ ՍՊԸ			

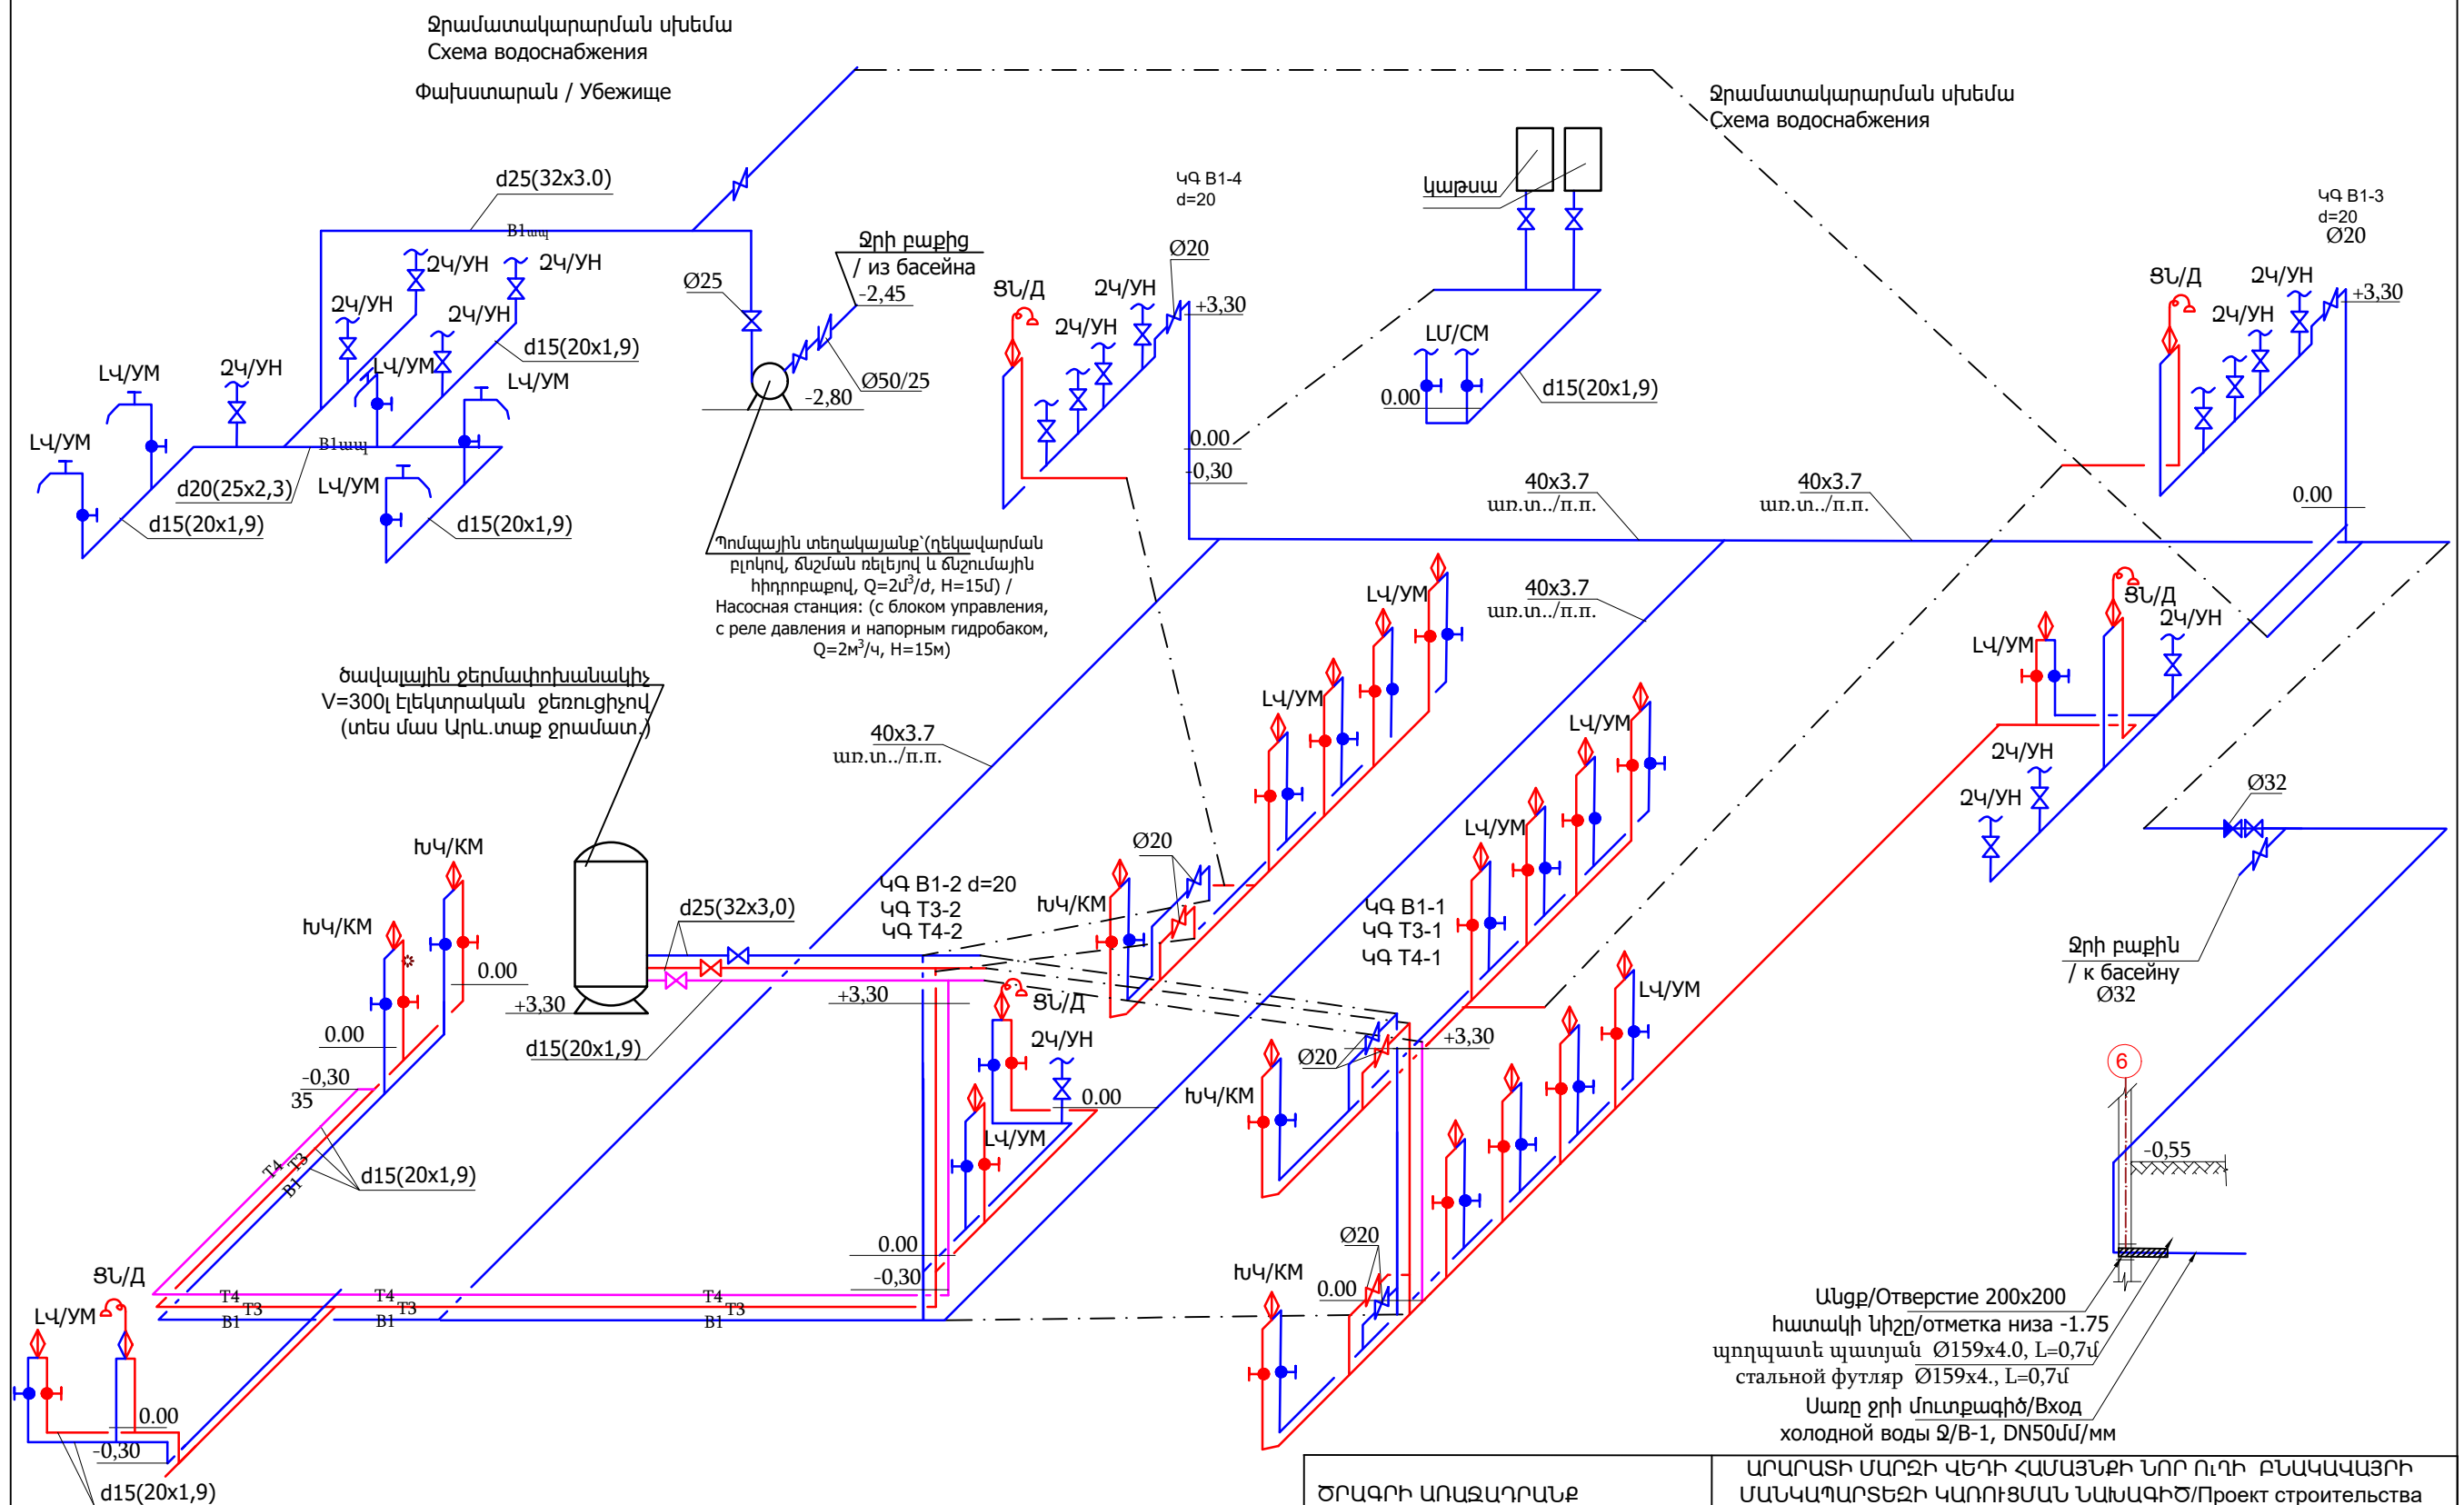

ԾՐԱԳՐԻ ՍՈՍՁԱՂՐԱՆԹ ЗАДАНИЕ ПРОЕКТА				N 35		ԱՐԱՐԱՏԻ ՄԱՐԶԻ ԿԵՐԻ ՀԱՄԱՅՆՔԻ ՆՈՐ ՈՒՐԻ ԲՆԱԿԱԿԱՅՐԻ ՄԱՆԿԱՊՐՏԵԶԻ ԿԱՌՈՒՑՄԱՆ ՆԱԽԱԳԻԾ/Проект строительства детского сада поселка Нор-Уги, общины Веди, Араратского марза			
				ԶՐԱՄՆԱԿԱՐԱՐՈՒՄ ԵՎ ԿՈՅՈՒՐԻ / ВОДОСНАБЖЕНИЕ И КАНАЛИЗАЦИЯ			ՓՈԽ СТАДИЯ	ԽԵՐԹ ЛИСТ	ԽԵՐԹԵՐ ЛИСТОВ
							ԱՆ	ԵԽԶ Կ-12	13
ՆԱԽԱԳԾ. ПРОЕКТИР.	Գ. ԵՐՈՅԱՆ Г. ЕГОЯН			Կոյուղու սխեմա / Схема канализации Փախստարան / Убежище				ԻՆՏԵՐ ԷՆԵՐԳԻՎ ՍՊԸ	
ՆԱԽԱԳԾ. ПРОЕКТИР.	Թ. ՀԱՅՈՒԿՅԱՆ Т. АМАРЯН								
ՊԵՏՈՒՆ ДОЖДАТЬСЯ	ՍԱՐԳՍ, ՎԱԿԱՐԻՆ ИМЯ, ФАМИЛИЯ	ՍԱՐԳՍ ДОЖДАТЬСЯ							

Կոյուղու և խեմա / Схема канализации

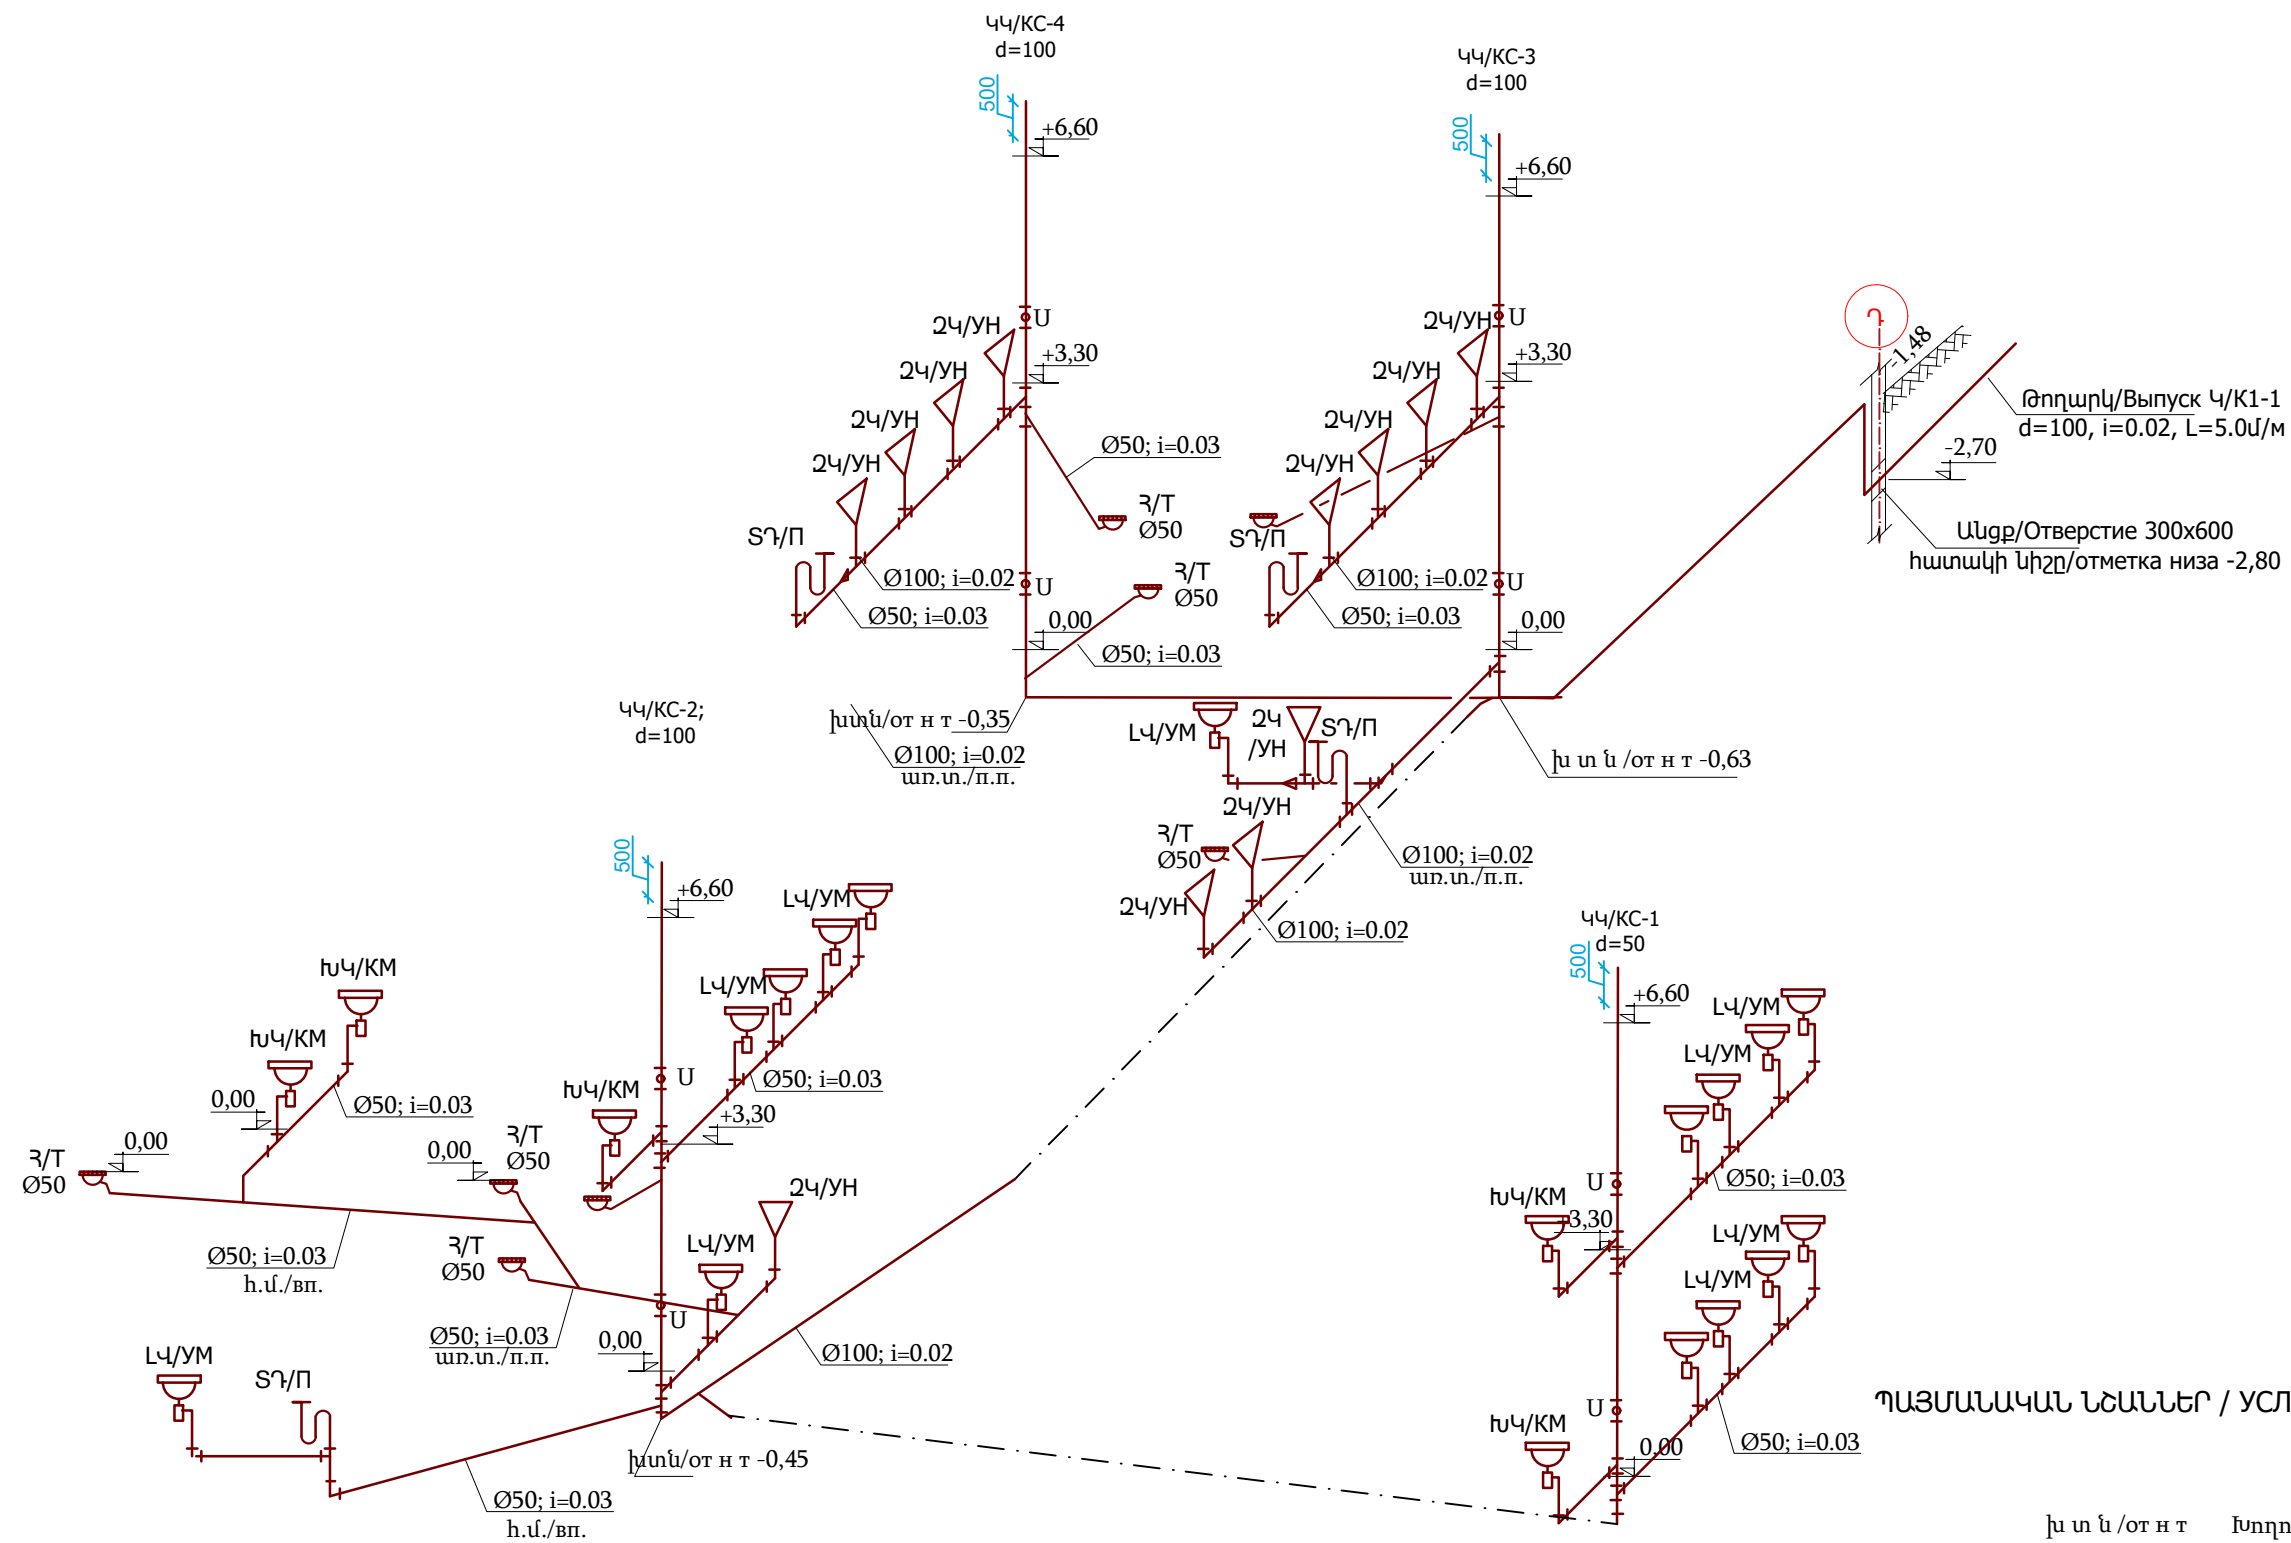

ՊԱՅՄԱՆԱԿԱՆ ՆՃԱՆՆԵՐ / УСЛОВНЫЕ ОБОЗНАЧЕНИЯ

ԽԱՄԱՆՈՒԹՅԱՆ ԽՈՐՀԻ ՄԱՍԻՆ ԵՐԱՆՈՒՄԻՆ ԵՐԱՆՈՒՄԻՆ

ԾՐԱԳՐԻ ԱՌԱՋԱՂԴԱՆՔ ЗАДАНИЕ ПРОЕКТА				N 35	ԱՐԱՐԱՏԻ ՄԱՐԶԻ ԿԵՂԻ ՀԱՄԱՅՆՔԻ ՆՈՐ ՈւՂԻ ԲՆԱԿԱԿԱՅՈՐԻ ՄԱՆԿԱՊԱՐԾԵԶԻ ԿԱՌՈՒՑՄԱՆ ՆԱԽԱԳԻԾ/Проект строительства детского сада поселка Нор-Уги, общины Веди, Арапатского марза			
					ՋՐԱՄԱՏԱԿԱՐԱՐՈՒՄ ԵՎ ԿՈՅՈՒՐԻ / ВОДОСНАБЖЕНИЕ И КАНАЛИЗАЦИЯ	ՓՈՒՆ СТАЦИЯ ԱՆ	ԹԵՄԱ ЛИСТ BKՋԿ-13	ԹԵՄԱԹԵՐ ЛИСТОВ 13
ՆԱԽԱԳՐ. ПРОЕКТИР.	Գ. ԵՂՈՅԱՆ Г. ЕГОЯН				Կոյուղու սխեմա / Схема канализации			ԵՆԵՐԳԻ ԵՆԵՐԳԻ ՍՈՐ
ՆԱԽԱԳՐ. ПРОЕКТИР. ՊԵՏՈՒՆ ПЕТУН	Թ. ՀԱՅԵՐԱՅԱՆ Т. АМАЯКЯН		ՍՈՐՈՒՄ ԱՐԱՐԱՏԻ ՄԱՐԶԻ					