

Հ/Հ	Անվանում	Ծանուցում
1	Ընդհանուր տվյալներ:	ՀԱ-1
2	Հակահրդեհային ազդանշումների միացման սխեման և մասնագիրը:	ՀԱ-2
3	Տվիչների տեղադրումը առաջին հարկի հատակագծի վրա	ՀԱ-3
4	Տվիչների տեղադրումը երկրորդ հարկի հատակագծի վրա	ՀԱ-4
5	Տվիչների տեղադրումը նկուղային հարկի հատակագծի վրա	ՀԱ-5

Հակահրդեհային ազդանշումների աշխատանքային փաստաթղթերը մշակված են շինարարական և տեխնոլոգիական հատակագծերի հիման վրա:

Տվյալ օբյեկտի հակահրդեհային ազդանշումները իրագործվում են հասցեաթվային սիստեմով, որը իրականացվում է նախագծվող FP-2000 հասցեաթվային հակահրդեհային ազդանշումների պանելի միջոցով: Հակահրդեհային ազդանշումների հասցեական սիստեմը (ՀԱՀՍ) - տեխնիկական միջոցների հարադրությունն է՝ նախատեսված (հրդեհի առաջացման դեպքում) «հրդեհ» ազդանշանի միացումը ավտոմատ կամ ձեռնավարումով տվիչների միջոցով:

Հասցեային հրդեհի տվիչը (ՀՀՏ)-ՀԱՀՍ կոմպոնենտն է, որը ընդունիչ-վերահսկիչ սարք է ուղարկում իր հասցեի կոդը՝ նախատեսված ազդանշանների ընդունումը հրդեհի առաջացման դեպքում:

Հրդեհային ազդանշումը կատարվում է DP-2061 ծխային տվիչներով: Տվիչների մոնտաժը կատարվում է լայնություն 2x0.75 հաղորդալարով: Հաղորդալարի անցկացումը կատարվում է պատերի, կախովի առաստաղի վրայով: Տվիչները տեղադրվում են առաստաղի վրա էլեկտրական լուսավորության շարքերի արանքում՝ լուսակալներից 0.5մ հեռավորության վրա: Աստիճանավանդակներում և մուտքերի մոտ տեղադրվում են ձեռնավարումով տվիչներ DM-2000:

Հակահրդեհային ազդանշումների ընդունող կայանը տեղադրված է առաջին հարկում տնօրենի սենյակում:

Նախագիծը կատարված է ըստ գործող նորմերի НПБ 88-2001 և НПБ104-95 հիման վրա:

Նախագծում նախատեսվում է նաև հրդեհաշիջում դիզ.գեներատորի սենյակում :

Հրդեհաշիջման բաժնում նախատեսվում է ինքնահամագործող հրդեհաշիջման փոշեային մոդուլ МПП-7 МИГ, որը գործում է 4.0 մ շարավիզով 60-68°С տաքության ժամանակ;

ՊԱՅՄԱՆԱԿԱՆ ՆՇԱՆՆԵՐ

- Հաղորդալար
- ☒

Հրդեհային տվիչ, ծխի
- ☒


Հրդեհային տվիչ ձեռնավարումով
- 2/23

Օղակի համարը
- ⦿

Հրդեհաշիջման փոշեային մոդուլ


ԾՐԱԳՐԻ ԱՐԱՋԱԴՐԱՆՔ ЗАДАНИЕ ПРОЕКТА N 35				ԱՐԱՐԱՏԻ ՄԱՐԶԻ ՎԵՂԻ ՀԱՄԱՅՆՔԻ ՆՈՐ ՈՐԴԻ ԲՆԱԿԱԿԱՅՐԻ ՄԱՆԿԱՊԱՐՏԵԶԻ ԿԱՌՈՒՑՄԱՆ ՆԱԽԱԳԻԾ/Проект строительства детского сада поселка Нор уги, общины Веди, Араратского марза			
ՆԱԽԱԳԾ. ПРОЕКТИР.	ԱՎԼԱՍՏԻՄՈՎԱ Լ.			Հակահրդեհային ազդանշումներ	ՓՈՒԼ СТАДИЯ ԱՆ	ԹԵՐԹ ЛИСТ ՀԱ-1	ԹԵՐԹԵՐ ЛИСТОВ 5
ՆԱԽԱԳԾ. ПРОЕКТИР.	Թ. ՀՄԱՅԱԿՅԱՆ Т. АМАЯКЯН				Ընդհանուր տվյալներ		 ԻՆՏԵՐ ԷՆԵՐԳԻԱ ՍՈՍ
ՊԱՇՏՈՆ ДОЛЖНОСТЬ	ԱՆՈՒՄ, ԱԶԳԱՆՈՒՄ ИМЯ, ФАМИЛИЯ	ՍԳՆԱԾԻ ПОДПИСЬ					

Հակահրդեհային ազդանշույնների միացման սխեման

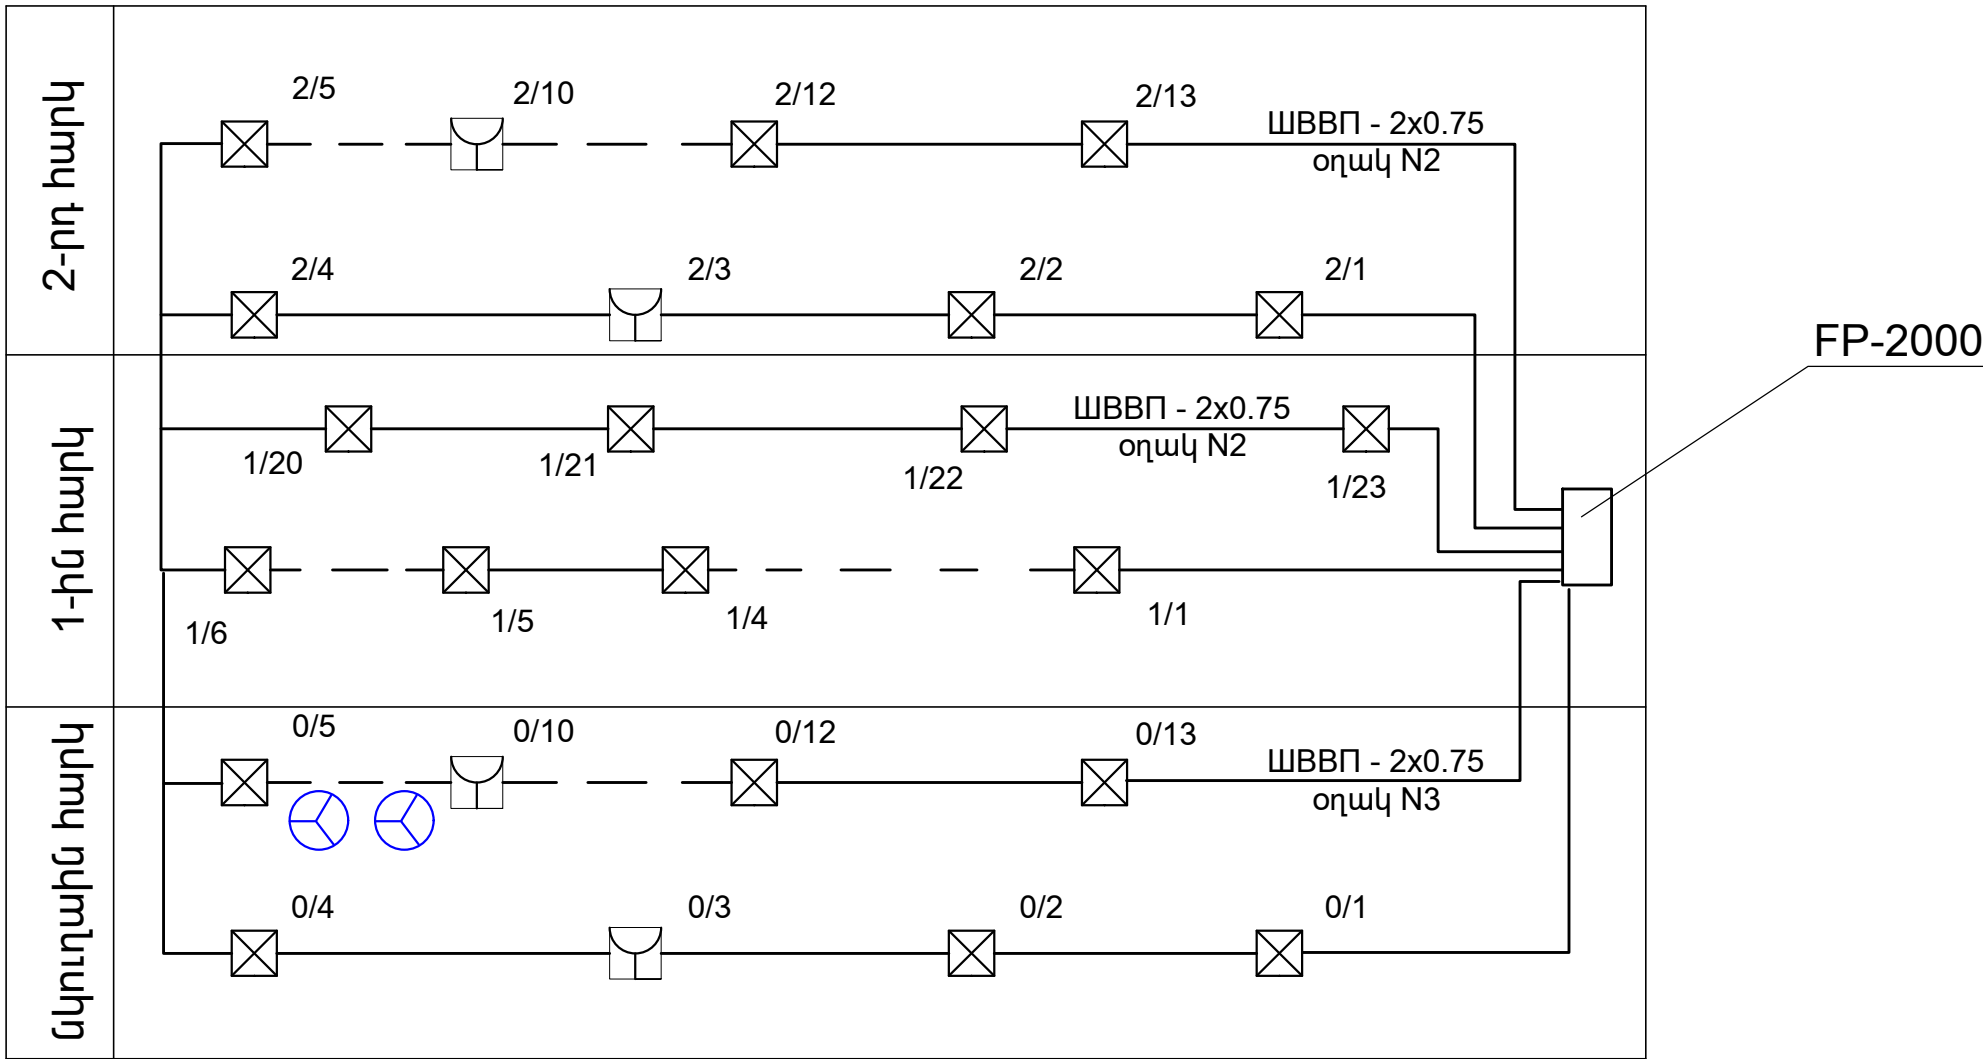



Հակահրդեհային համակարգի մասնագիր					
ԳԳ Ը/Կ	Սարքավորումների և նյութերի անվանումը	Չափ. միավ.	Քանակը		
1	Հակահրդեհային ազդանշումների պանել 3 օղակի համար FP-2000/կամ համարժեք/	Լ-զմ	1		
2	Հրդեհային տվիչ, ծխի DP-2061 /կամ համարժեք/	հատ	40		
3	Հրդեհային տվիչ, ձեռնավարումով DM-2000 /կամ համարժեք/	հատ	11		
4	Դերմետիկ կուտակիչային մարտկոց 24B, 6.5A	հատ	2		
5	ՍԽԲԴ 2x0.75 հատվածքով պղնձե հաղորդալարի անցկացում	զմ	310.0		
6	911-ծառայության հետ կապի միջոց /Tandem-2M-ին /կամ համարժեքը/	հատ	1		
7	Շչակ	հատ	2		
8	Հրդեհաշիջման փոշեային մոդուլ	հատ	2		

Ծրագրի ստանդարտի ЗАДАНИЕ ПРОЕКТА			N 35			ԱՐԱՐԱՏԻ ՄԱՐԶԻ ՎԵՂԻ ՀԱՄԱՅՆՔԻ ՆՈՐ ՈՒՂԻ ԲՆԱԿԱԿԱՅՈՐ ՄԱՆԿԱՊԱՐՏԵԶԻ ԿԱՌՈՒՑՄԱՆ ՆԱԽԱԳԻԾ/Проект строительства детского сада поселка Нор уги, общины Веди, Араратского марза		
ՆԱԽԱԳԾ.	ԱՎԱՍԽՏԻՄՈՎԱԼ.		Հակահրդեհային ազդանշումներ			ՓՈՒՆ СТАДИЯ	ԽԵՐՈՒ ЛИСТ	ԽԵՐԻՑԻ ЛИСТОВ
ՆԱԽԱԳԾ. ПРОЕКТИР.	Ա. ԹՈՒՄԱՆՅԱՆ					ԱՆ	ՀԱ-2	5
ՆԱԽԱԳԾ. ПРОЕКТИР.	Թ. ՀԱՄԱԿՅԱՆ Т. АМАКЯН		Հակահրդեհային ազդանշումների միացման սխեման և մասնագիրը:				 ԷՆԵՐԳԻԱ	
ՊԵՏԵՐ ДОЛЖНОСТЬ	ԱՍՏԻՂ. ԱՅԿԱՍՏԻՄ ИМЯ. ФАМИЛИЯ	ՍԻՂՆԱԿ ПОДПИСЬ						

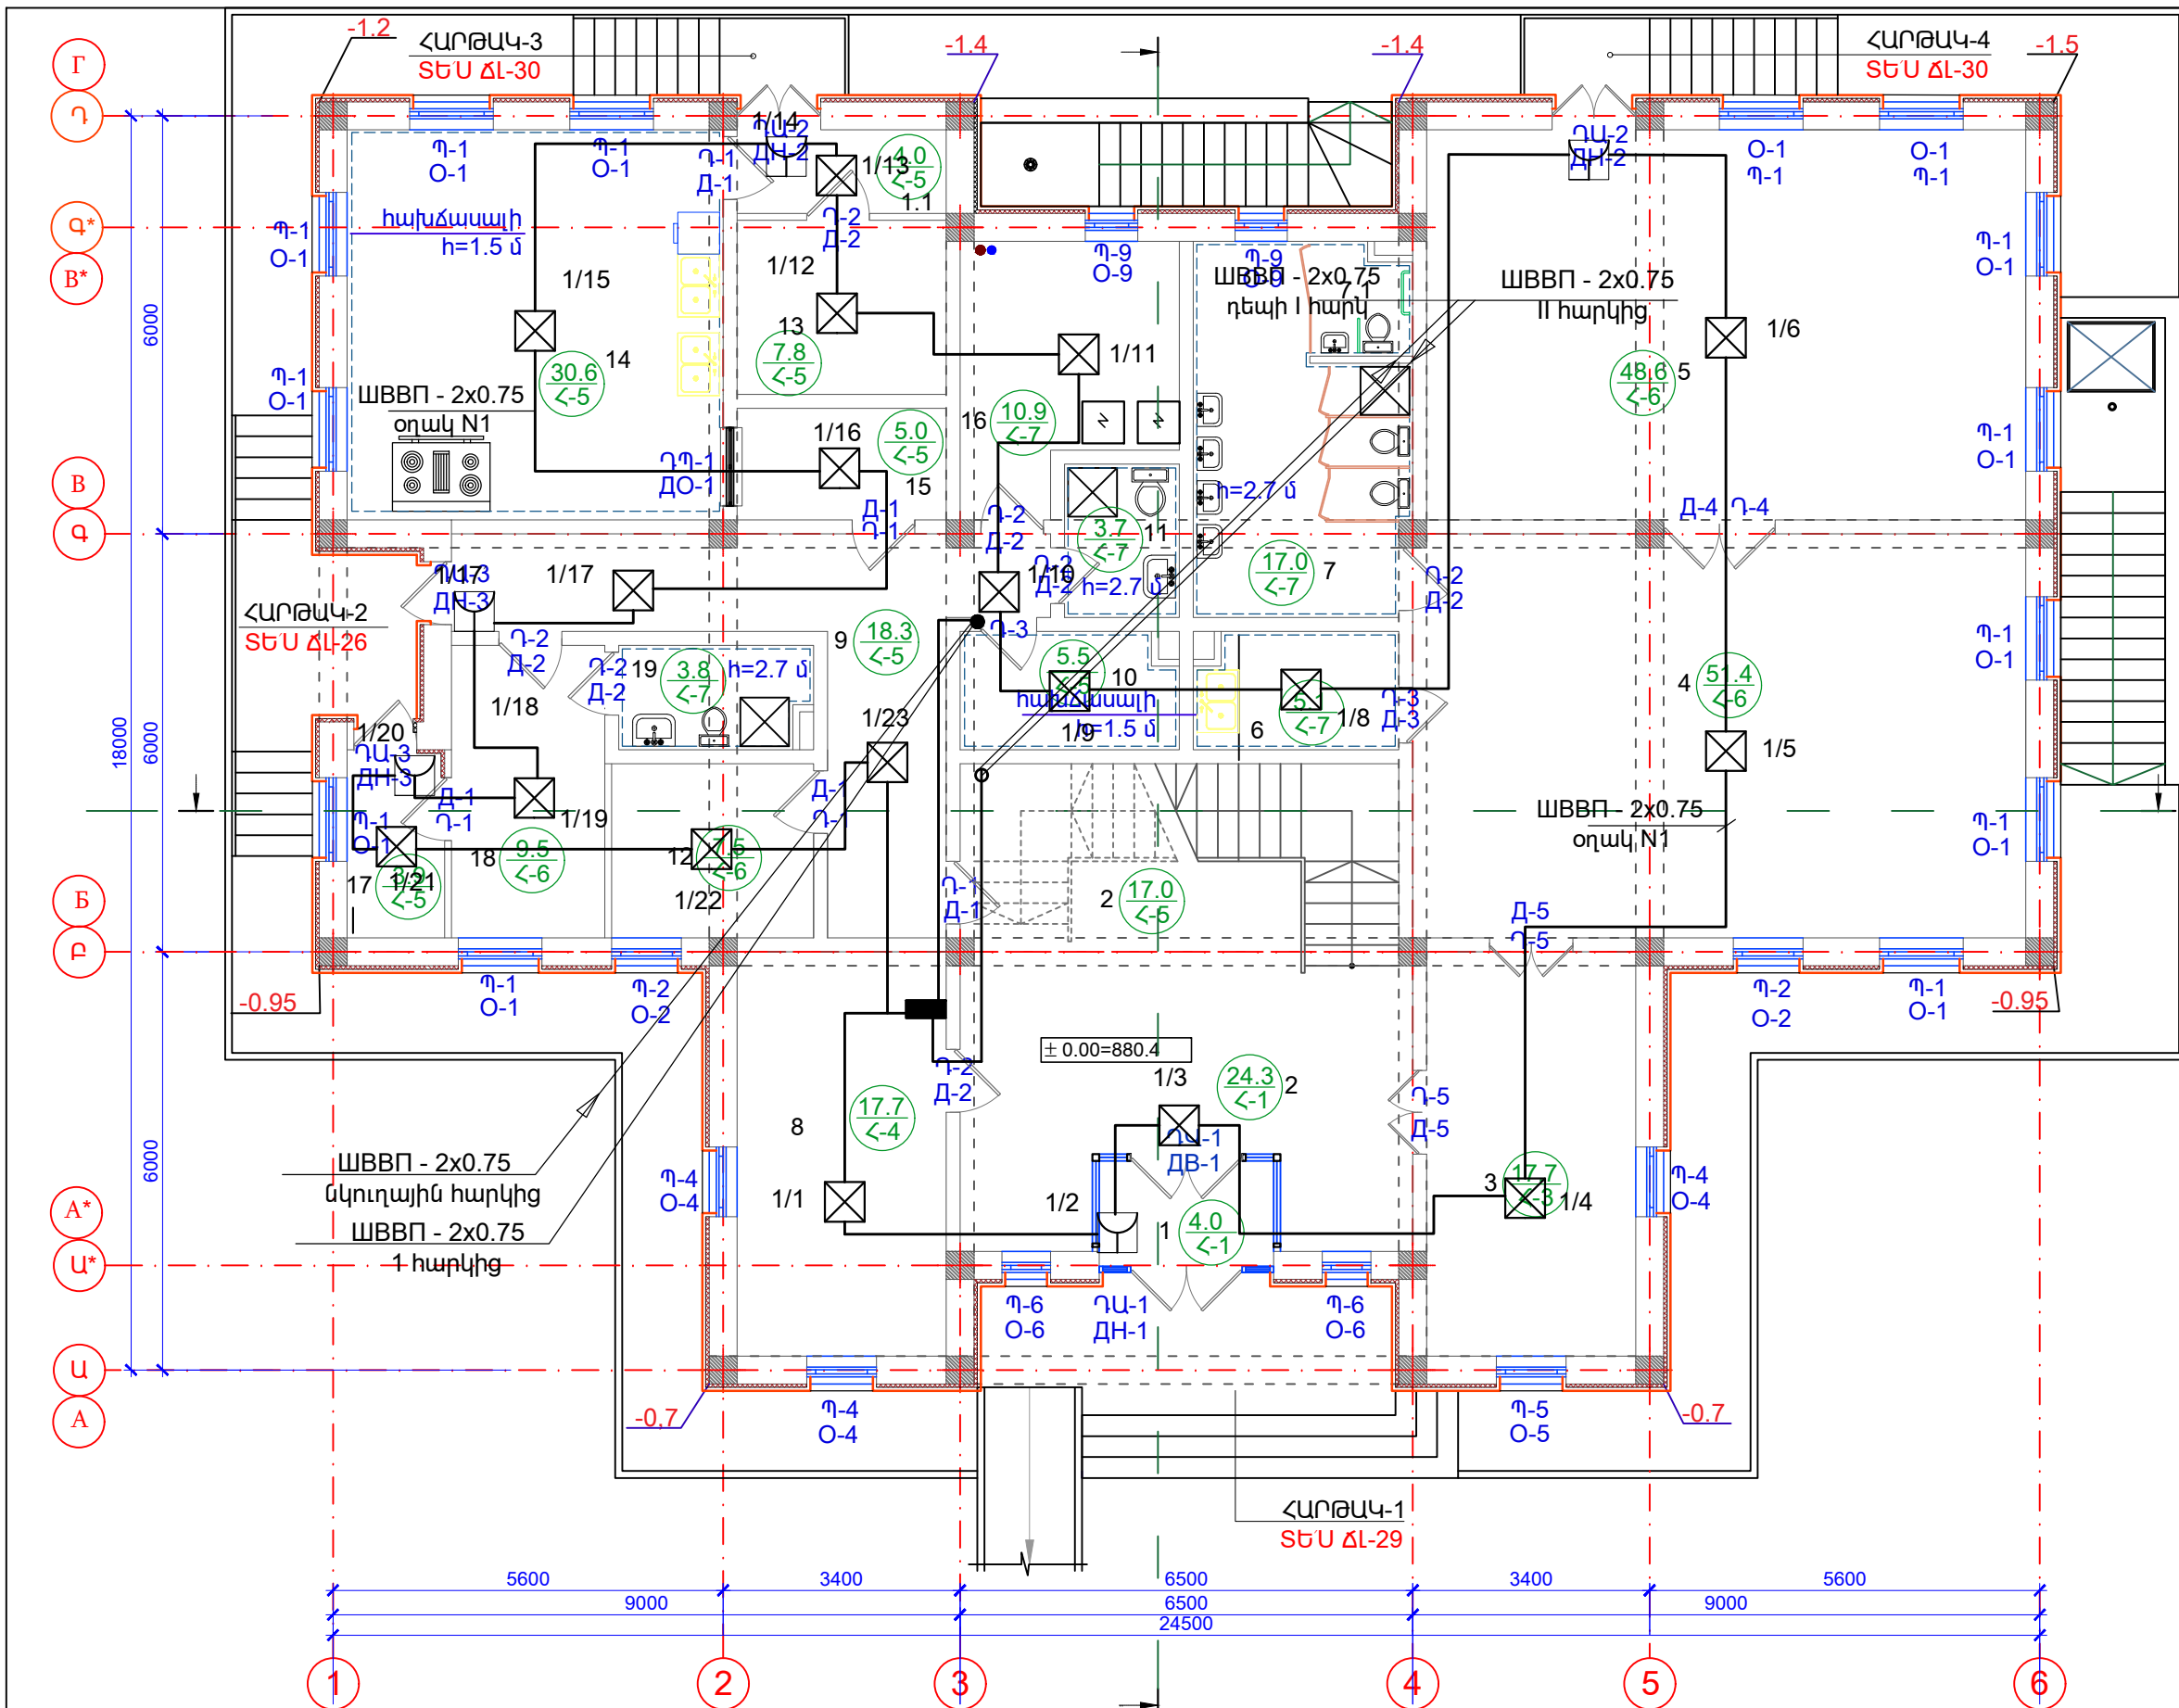

NN	ՍԵՆՅԱԿԻ ԱՆՎԱՆՈՒՄԸ
1	ՏԱՄԲՈՒՐ/ТАМБУР
1.1	ՏԱՄԲՈՒՐ/ТАМБУР
2	ՆԱԽԱՐԱՐ/ВЕСТИБЮЛЬ
3	ՀԱՆԴԵՐՉԱՐԱՆ/РАЗДЕВАЛКА
4	ԽԱՂԱՍԵՆՅԱԿ/ИГРОВАЯ
5	ՆՆՋԱՍԵՆՅԱԿ/СПАЛЬНЯ
6	ԲՈՒՖԵՏ/БУФЕТ
7	ՍԱՆՀԱՆԳՈՒՅՑ/С.У.
7.1	ՍԱՆՀԱՆԳՈՒՅՑ սակավաշարժների /ԲՍԽ/ ТУАЛЕТ ДЛЯ МГН
8	ՏՆՕՐԵՆԻ ՍԵՆՅԱԿ/ КАБИНЕТ ДИРЕКТОРА
9	ՄԻՋԱՆՑԻ/КОРИДОР
10	ՄԴԻՏԱԿԵԴԵՆԻ ՍԵՆՅԱԿ/КОМНАТА ДЛЯ БЕЛЬЯ
11	ԱՆՋՆԱԿԱԶՄԻ ՍՀ /հարմարեցված նաև ԲՍԽ համար/ТУАЛЕТ ДЛЯ ПЕРСОНАЛА
12	ԱՆՋՆԱԿԱԶՄԻ ՍԵՆՅԱԿ/КОМНАТА ПЕРСОНАЛА
13	ՍՆՆԴԻ ՊԱՐԵՍ/СКЛАД
14	ԽՈՂԱՆՈՑ/КУХНЯ
15	ՍՆՆԴԻ ԲԱՇԽՄԱՆ ԿԵՏ/ РАЗДАТОЧНАЯ
16	ՋԵՐՄԱՅԻՆ ՀԱՆԳՈՒՅՑ, ԼՎԱՑՔԱՏՈՒՆ/ ТЕПЛОВОЙ УЗЕЛ,ПРОЧЕЧНАЯ
17	ՄԵԿՈՒՍԱՐԱՆ/ИЗОЛЯТОР
18	ԲԺՇԿԻ ՍԵՆՅԱԿ/КОМНАТА ДОКТОРА
19	ՍԱՆՀԱՆԳՈՒՅՑ (ՄԵԿՈՒՍԱՐԱՆԻ)/С.У. ИЗОЛЯТОРА

 
ԾՐԱԳՐԻ ԱՌԱՋԱՂՐԱՆՔ ЗАДАНИЕ ПРОЕКТА N 35				ԱՐԱՐԱՏԻ ՄԱՐԶԻ ԿԵՂԻ ՀԱՄԱՅՆՔԻ ՆՈՐ ՈՐԴԻ ԲՆԱԿԱԿԱՅՐԻ ՄԱՆԿԱՊՐՏԵՋԻ ԿԱՌՈՒՑՄԱՆ ՆԱԽԱԳԻԾ/Проект строительства детского сада поселка Нор уги, общины Веди, Арагатского марза			
ՆԱԽԱԳԾ.	ԱՎԱՍԽԱՏՈՒՄ Ա.			Հակահրդեհային ազդանշումներ	ՓՈՒԼ СТАДИЯ	ԹԵՐԹ ЛИСТ	ԹԵՐԹԵՐ ЛИСТОВ
ՆԱԽԱԳԾ. ПРОЕКТИР.	Ա. ԹՈՒՄԱՆՅԱՆ				ԱՆ	ՀԱ-3	5
ՆԱԽԱԳԾ. ПРОЕКТИР.	Թ. ՀԱՄԱԿՅԱՆ Т. АМАЯКЯН				ԱՌԱՋԻՆ ՀԱՐԿԻ ՀԱՏԱԿԱԳԻԾ(ՄԱԿՆԻՇԱԿՈՐՈՒՄ) /ПЛАН ПЕРВОГО ЭТАЖА (МАРКИРОВКА)		 ԷՆԵՐԳԻԱ ԼՍԸ
ՊԱՇՏՈՒ ДОЛЖНОСТЬ	ԱՍՏԻՍ ԲԱՇԽՄԱՆ ИМЯ, ФАМИЛИЯ	ԱՍՏԻՍ ԲԱՇԽՄԱՆ подпись					

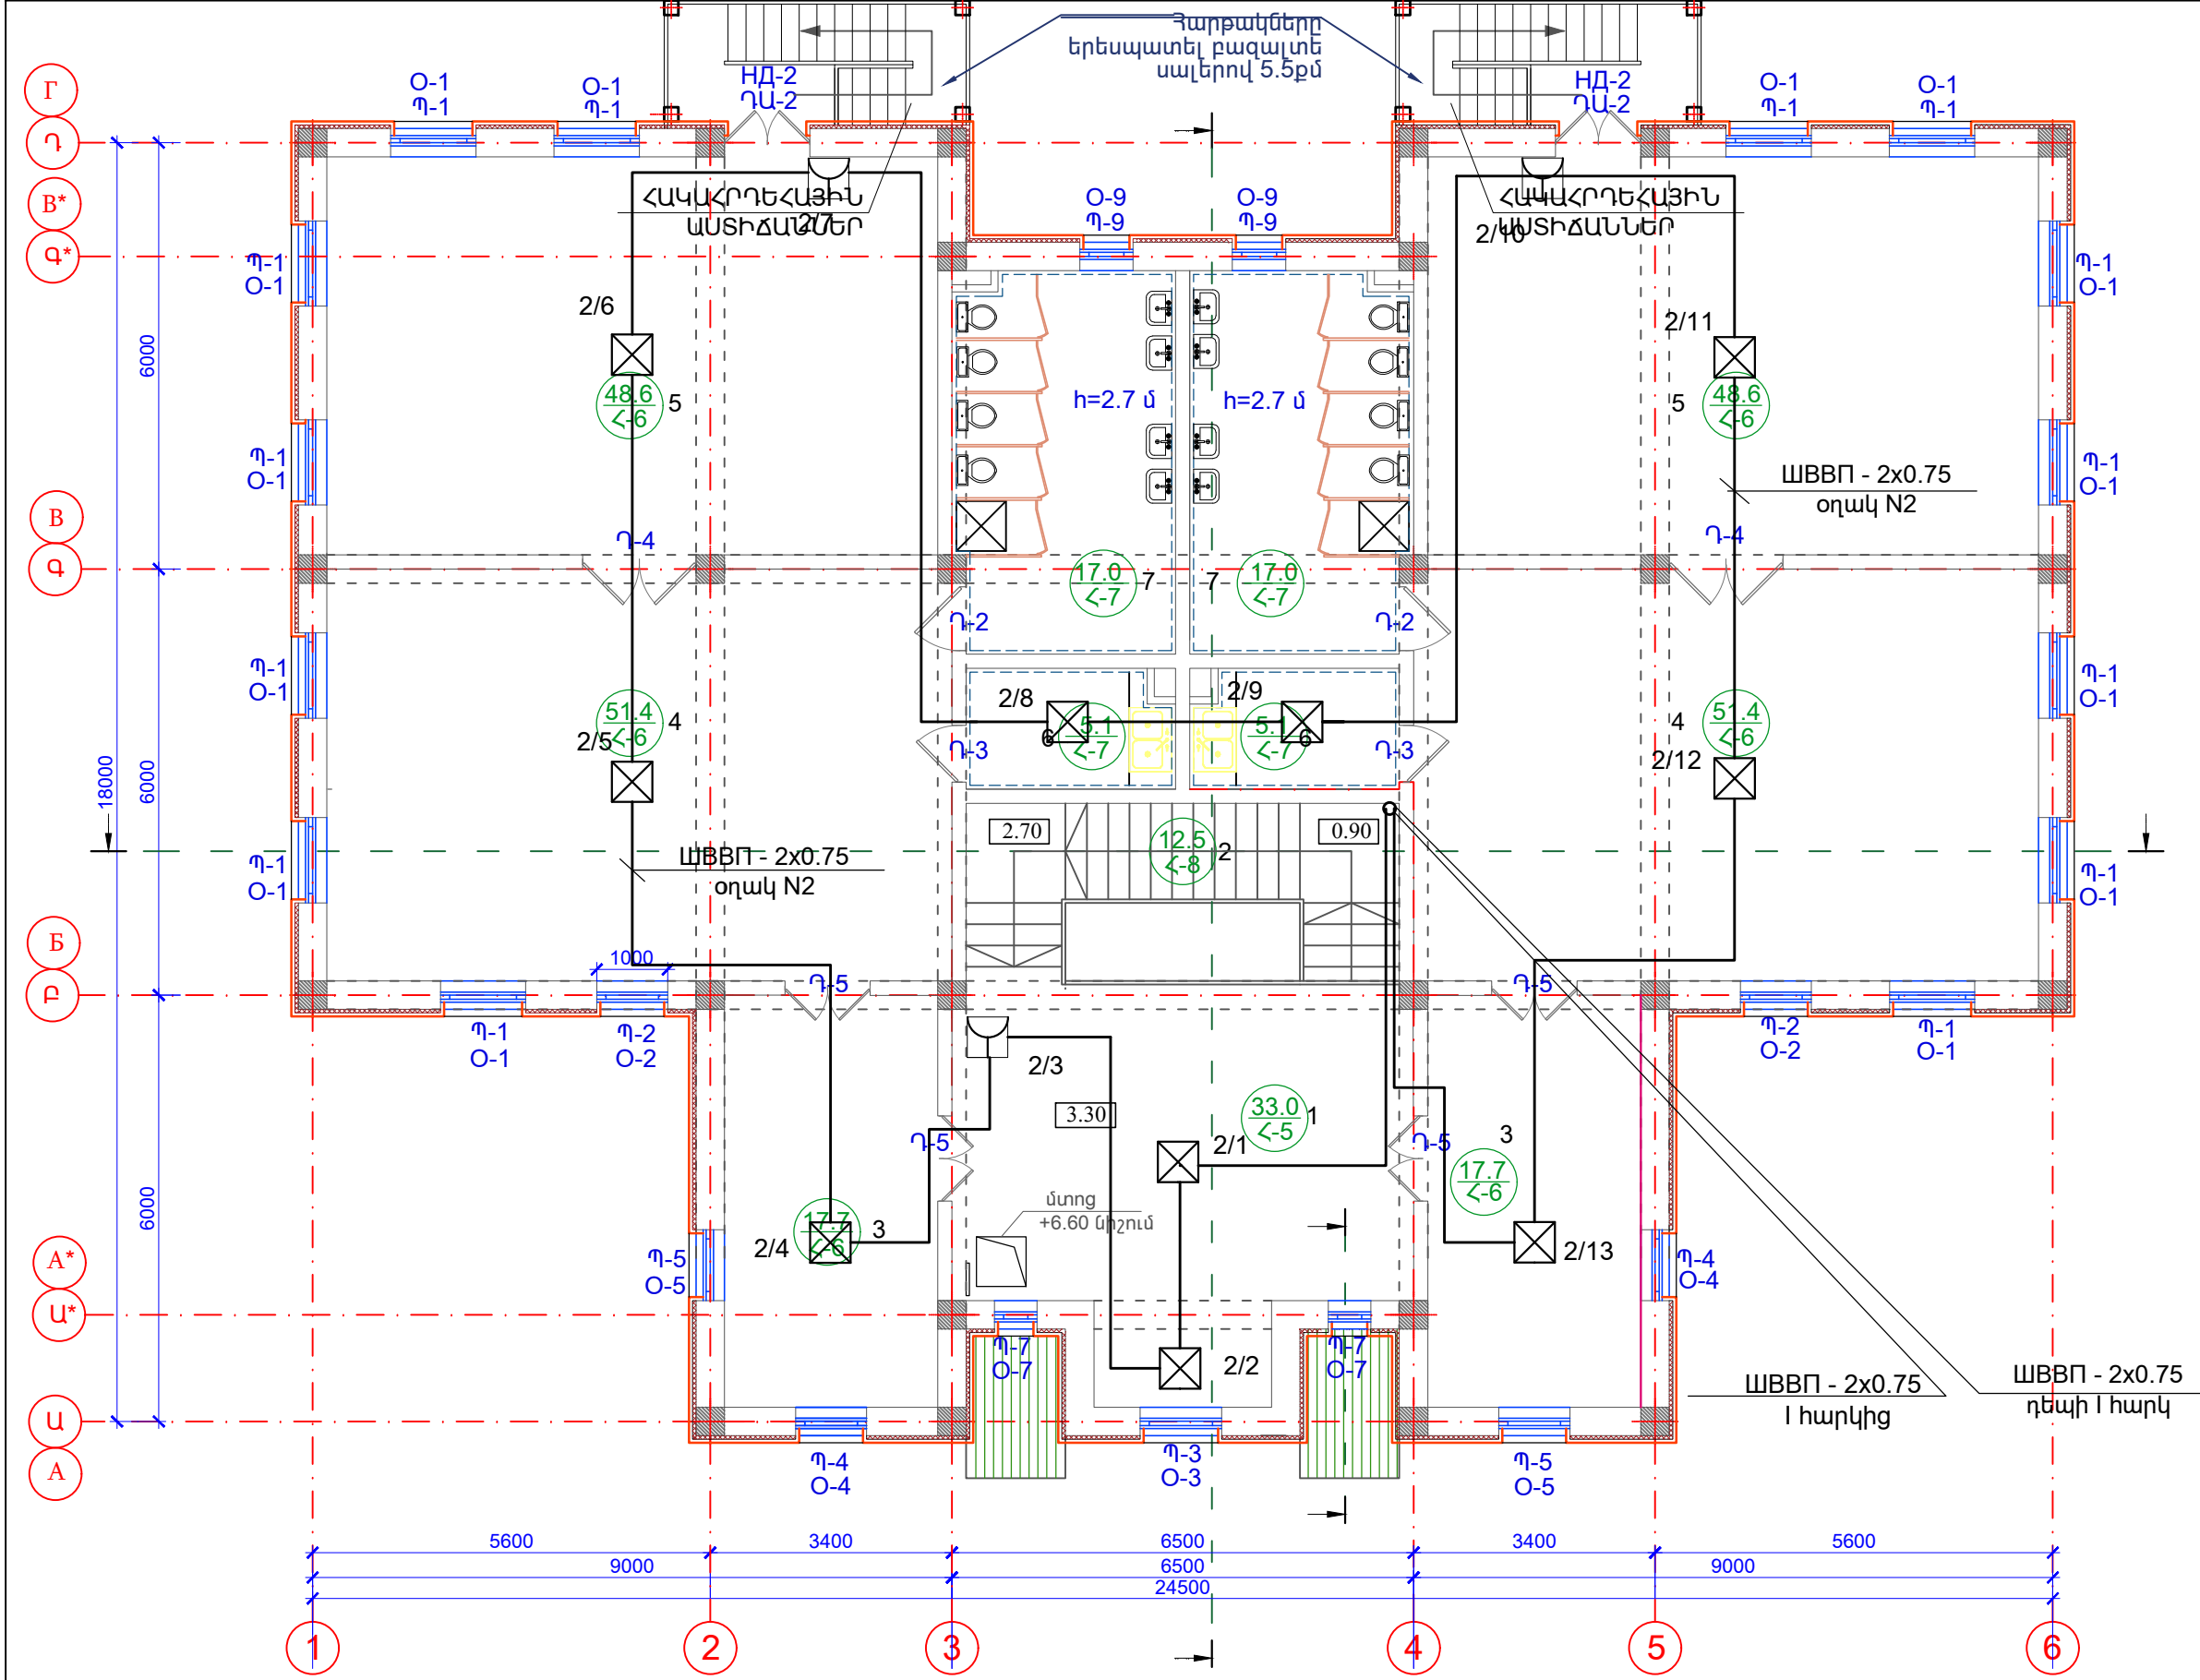

N	ՍԵՆՅԱԿԻ ԱՆՎԱՆՈՒՄԸ/ Наименование
1	ՆԱԽԱՐԱՐ/ВЕСТИБЮЛЬ
2	ՍԱՆԴԱՎԱՆԴԱԿ/ЛЕСТНИЧНАЯ
3	ՀԱՆԴԵՐԶԱՐԱՆ/РАЗДЕВАЛКА
4	ԽԱՂԱՍԵՆՅԱԿ/ИГРОВАЯ КОМНАТА
5	ՆՆՋԱՍԵՆՅԱԿ/СПАЛЬНЯ
6	ԲՈՒՖԵՏ/БУФЕТ
7	ՍԱՆՀԱՆԳՈՒՅՑ/САМУЗЕЛ

ԾՐԱԳՐԻ ԱՐԱՋԱՂԱՆՔ ЗАДАНИЕ ПРОЕКТА			ԱՐԱՐԱՏԻ ՄԱՐԶԻ ՎԵԴԻ ՀԱՄԱՅՆՔԻ ՆՈՐ ՈՒՂԻ ԲՆԱԿԱԿԱՅՐԻ ՄԱՆԿԱՊԱՐՏԵԶԻ ԿԱՌՈՒՑՄԱՆ ՆԱԽԱԳԻԾ/Проект строительства детского сада поселка Нор уги, общины Веди, Арагатского марза		
ՆԱԽԱԳԾ. ПРОЕКТИР.	ԱՎԱՍՏԻՍՈՒՄԸ L.		Հակահրդեհային ազդանշաններ	ՓՈՒԼ СТАДИЯ	ԽՆԴԻՐ ЛИСТ
ՆԱԽԱԳԾ. ПРОЕКТИР.	Ա. ԹՈՒՄԱՆՅԱՆ T. AMARYAN			ԱՆ	ՀԱ-4
ՊԱՇՏՈՒ ДОЛЖНОСТЬ	ԱՍՏԻՐԱՆՈՒՄԸ ИМЯ, ФАМИЛИЯ	ՍԵՆՅԱԿԻ ПОДПИСЬ	ԵՐԿՐՈՐԴ ՀԱՐԿԻ ՀԱՏԱԿԱԳԻԾ(ՄԱԿՆԻՇԱՎՈՐՈՒՄ) ПЛАН ВТОРОГО ЭТАЖА(МАРКИРОВКА)	ԽՆԴԻՐ ЛИСТОВ 5	

ՆԿՈՒՂԱՅԻՆ ՀԱՐԿԻ ՀԱՏԱԿԱԳԻԾ
ПЛАН ПОДВАЛЬНОГО ЭТАЖА

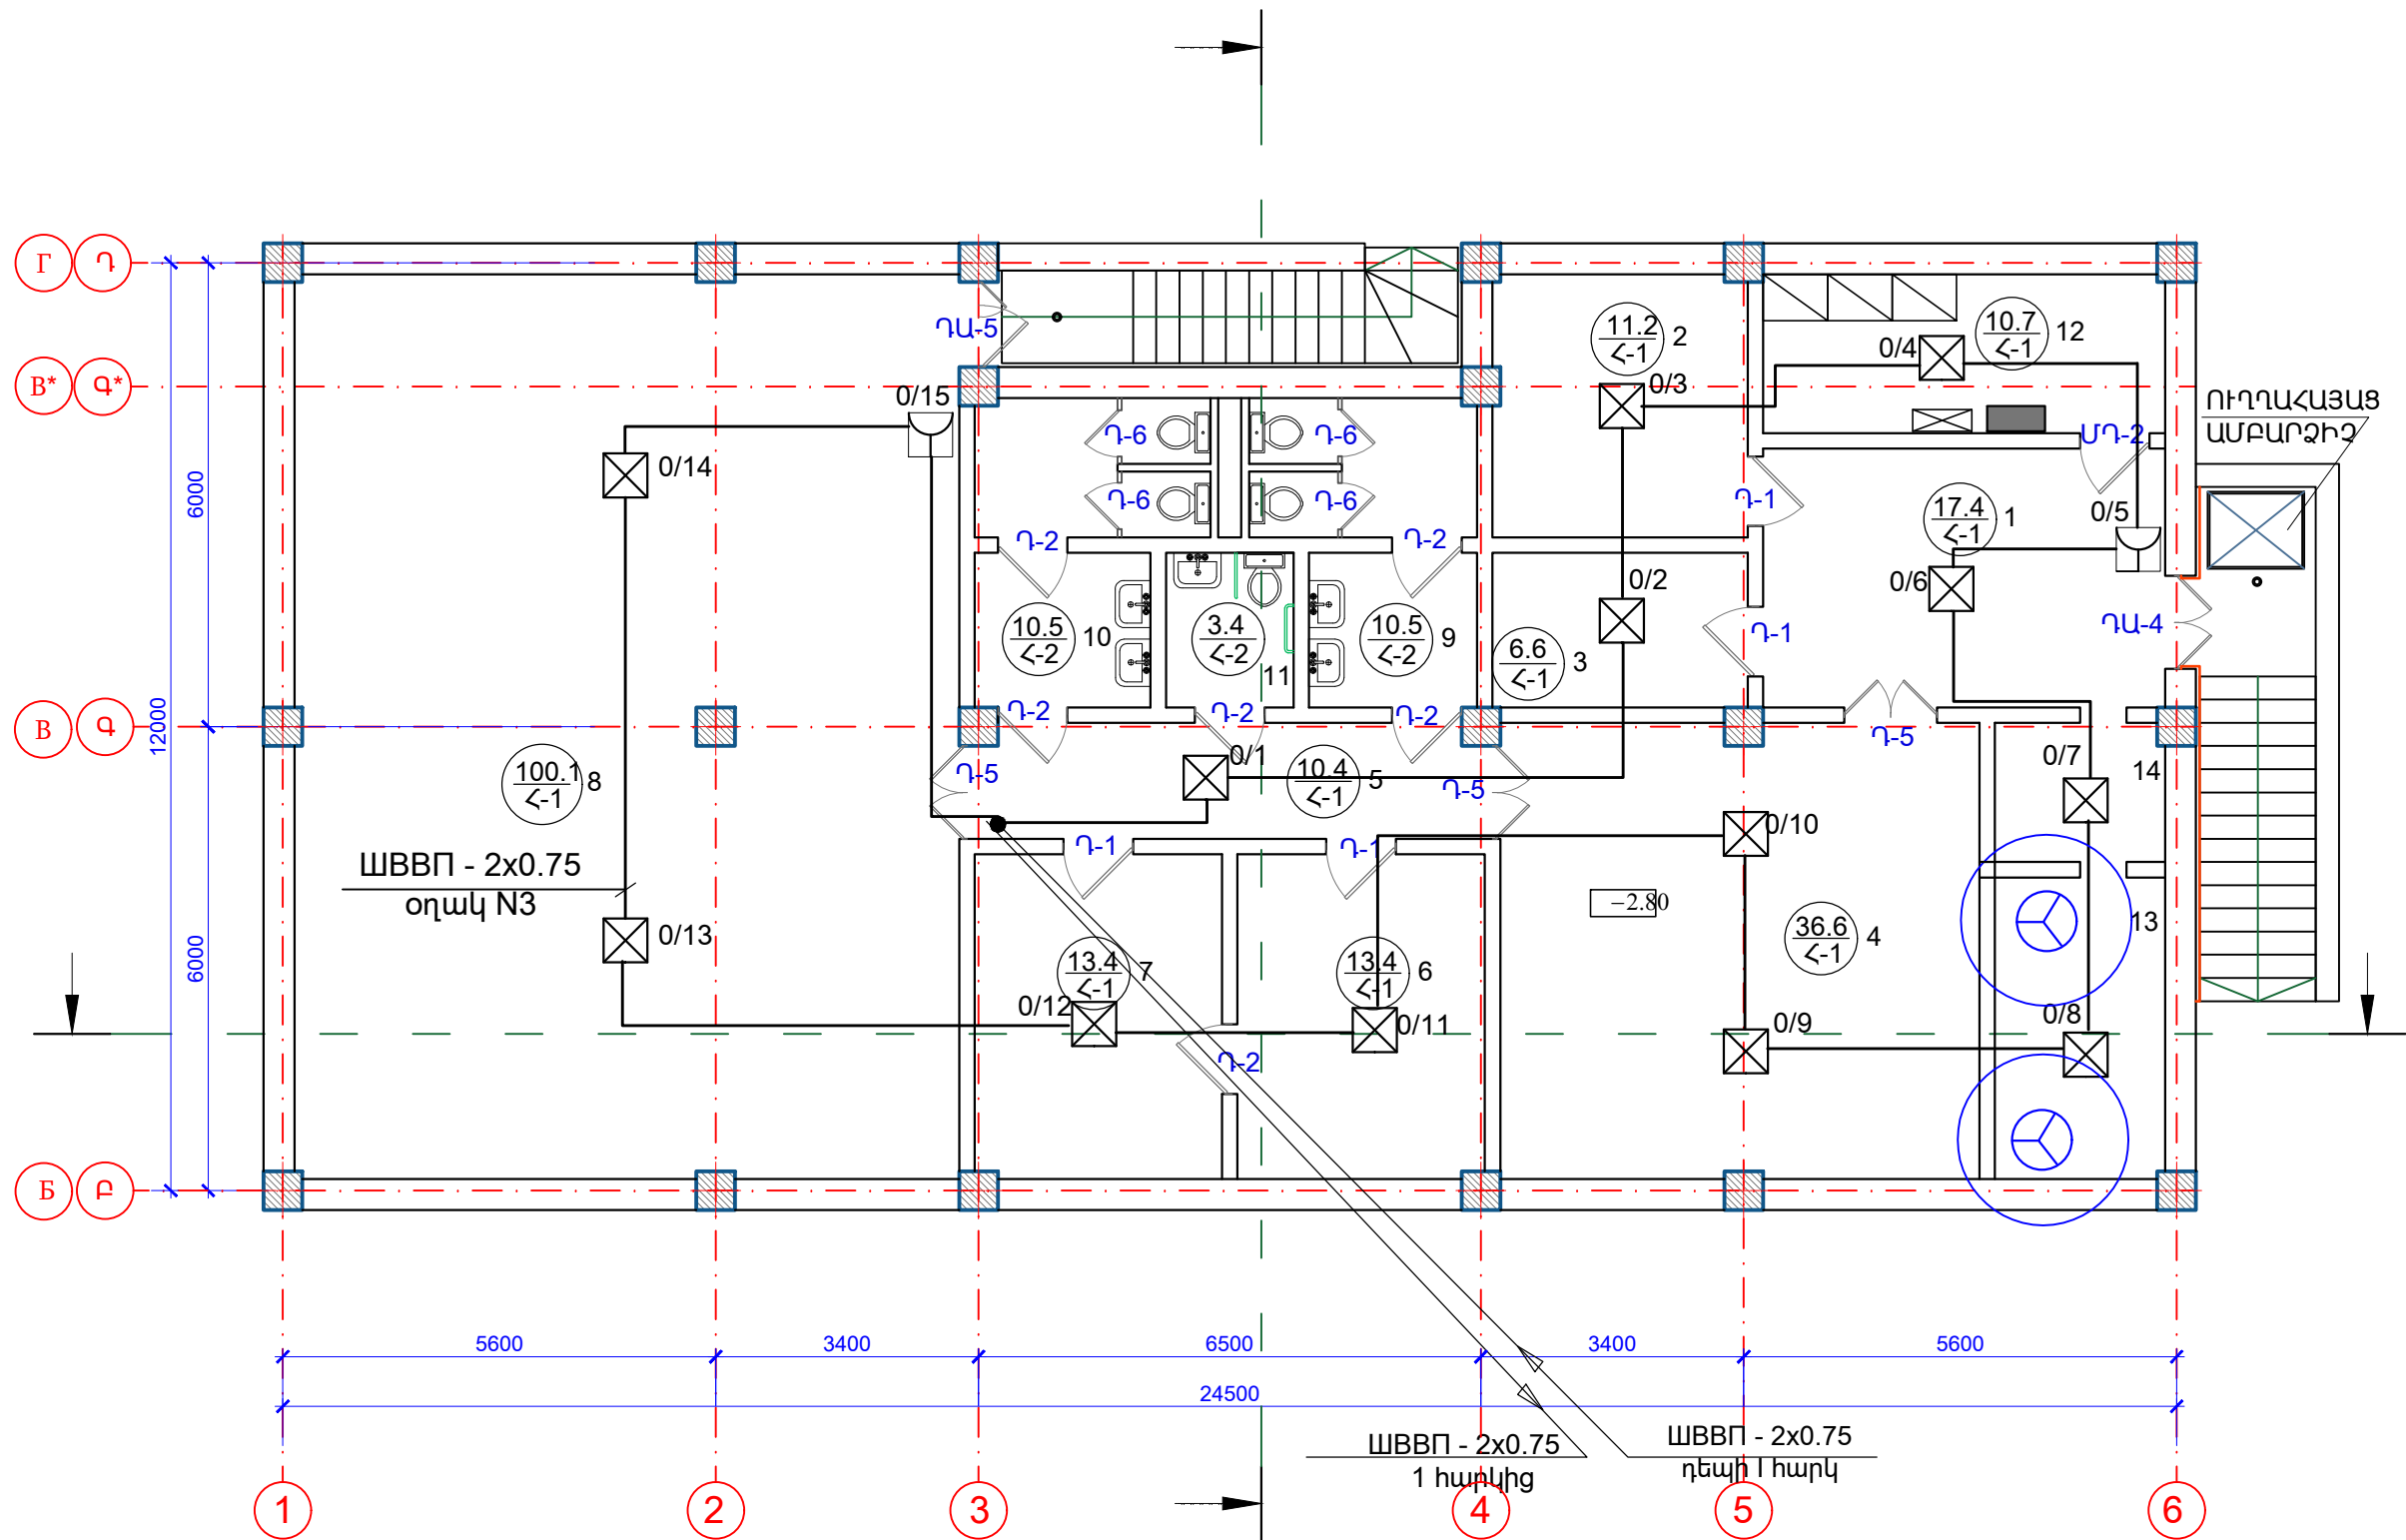

N N	ՍԵՆՅԱԿԻ ԱՆՎԱՆՈՒՄԸ
1	ՆԱԽԱՍՐԱՅ/ВЕСТИБЮЛЬ
2	ՊԱՅԵՍ/СКЛАД
3	ԿԱՊԻ ՍԵՆՅԱԿ/КОМНАТА СВЯЗИ
4	ՍՐԱՅ 1/ЗАЛ 1
5	ՄԻՋԱՆՔ/КОРИДОР
6	ԲՈՒԺ. ԿԵՏ/КАБИНЕТ ВРАЧА
7	ՍԵՆՅԱԿ/ՄԵԿՈՆՍԱՐԱՆ/ КОМНАТА/ИЗОЛЯТОР
8	ՍՐԱՅ 2/ЗАЛ 2
9	ՍԱՆՅԱՆԳՈՒՅՑ ՏՂԱՍԱՐԴԱՆՑ/С.У. МУЖ.
10	ՍԱՆՅԱՆԳՈՒՅՑ ԿԱՆԱՆՑ/С.У. ЖЕН.
11	ՀԱՇՄԱՆԴԱՄԻ ՍԱՆՅԱՆԳՈՒՅՑ/ТУАЛЕТ ДЛЯ ИНВАЛИДА
12	ԷԼ. ԿԱՅԱՆԱԿԻ ՍԵՆՅԱԿ/ЭЛ. Щитовая
13	ԴԻՉ. ՓԵՆԵՐԱՏՈՐԻ ՍԵՆՅԱԿ/ПОМЕЩЕНИЕ ДИЗ. ГЕНЕРАТОРА
14	ՆԱԽԱՍՈՒՏՔ-ԱՆՑԱԽՈՒՏ

ԾՐԱԳՐԻ ԱՌԱՋԱՂԱՆՔ ЗАДАНИЕ ПРОЕКТА				ԱՐԱՐԱՏԻ ՄԱՐԶԻ ԿԵՂԻ ՀԱՄԱՅՆՔԻ ՆՈՐ ՈՒՂԻ ԲՆԱԿԱԿԱՅՐԻ ՄԱՆԿԱՊԱՐՏԵԶԻ ԿԱՌՈՒՑՄԱՆ ՆԱԽԱԳԻԾ/Проект строительства детского сада поселка Нор уги, общины Веди, Арааратского марза			
ՆԱԽԱԳԾ. ПРОЕКТИР.	ԱՎԱՍՏԻՍՈՐԿԱԼ. У. ԹՈՒՄԱՆՅԱՆ			Հակահրդեհային ազդանշումներ	ՓՈՒՐ СТАДИЯ	ԹԵՐԹ ЛИСТ	ԹԵՐԹԵՐ ЛИСТОВ
ՆԱԽԱԳԾ. ПРОЕКТИР.	Թ. ՀՈՄԱՅԱՆ Т. АМАЯКЯН				ԱՆ	ՀԱ-5	5
ՊԱՇՏՈՒ ДОЛЖНОСТЬ	ՍԵՐՈՐԵՍ, ԱԶԳԱՍՏՈՐԸ ИМЯ, ФАМИЛИЯ	ՍԵՐՈՐԵՍ ПОДПИСЬ			ՆԿՈՒՂԱՅԻՆ ՀԱՐԿԻ ՀԱՏԱԿԱԳԻԾ ПЛАН ПОДВАЛЬНОГО ЭТАЖА		